



LEGENDA SIMBOLI IMPIANTO ELETTRICO

	Cableto esterno per distribuzione esterna forza motrice (E.s.)
	Cableto aerea (c.a.)
	Posto per distribuzione esterna forza motrice (E.s.)
	Posto responsabile con gestione di messa a terra
	Quadro elettrico
	Nota collettiva terra
	Collegamento responsabile

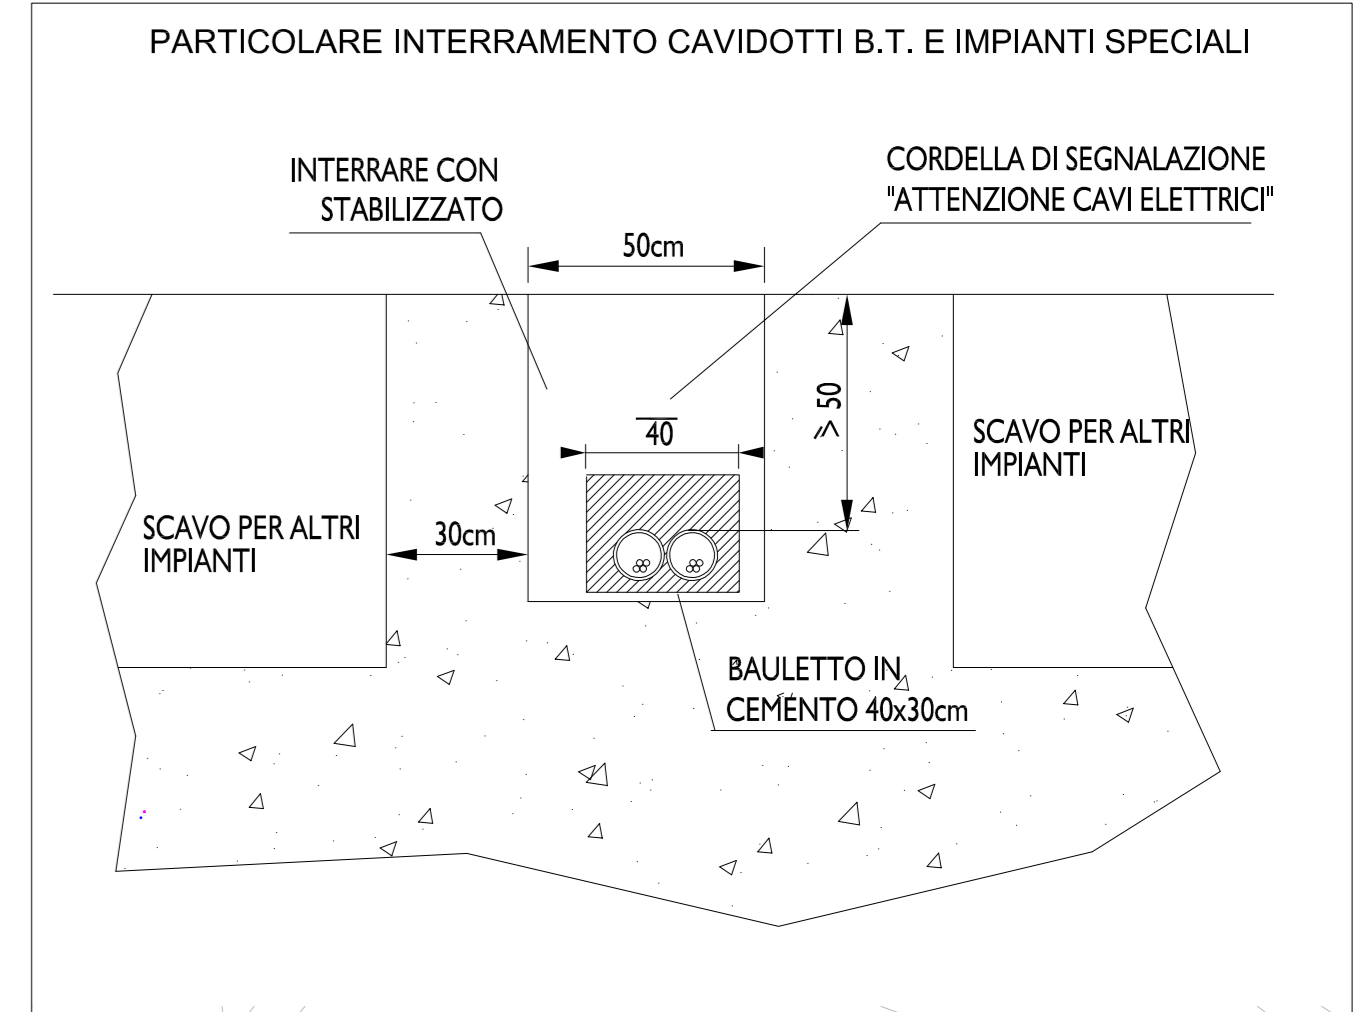

INQUADRAMENTO SCALA 1:2000

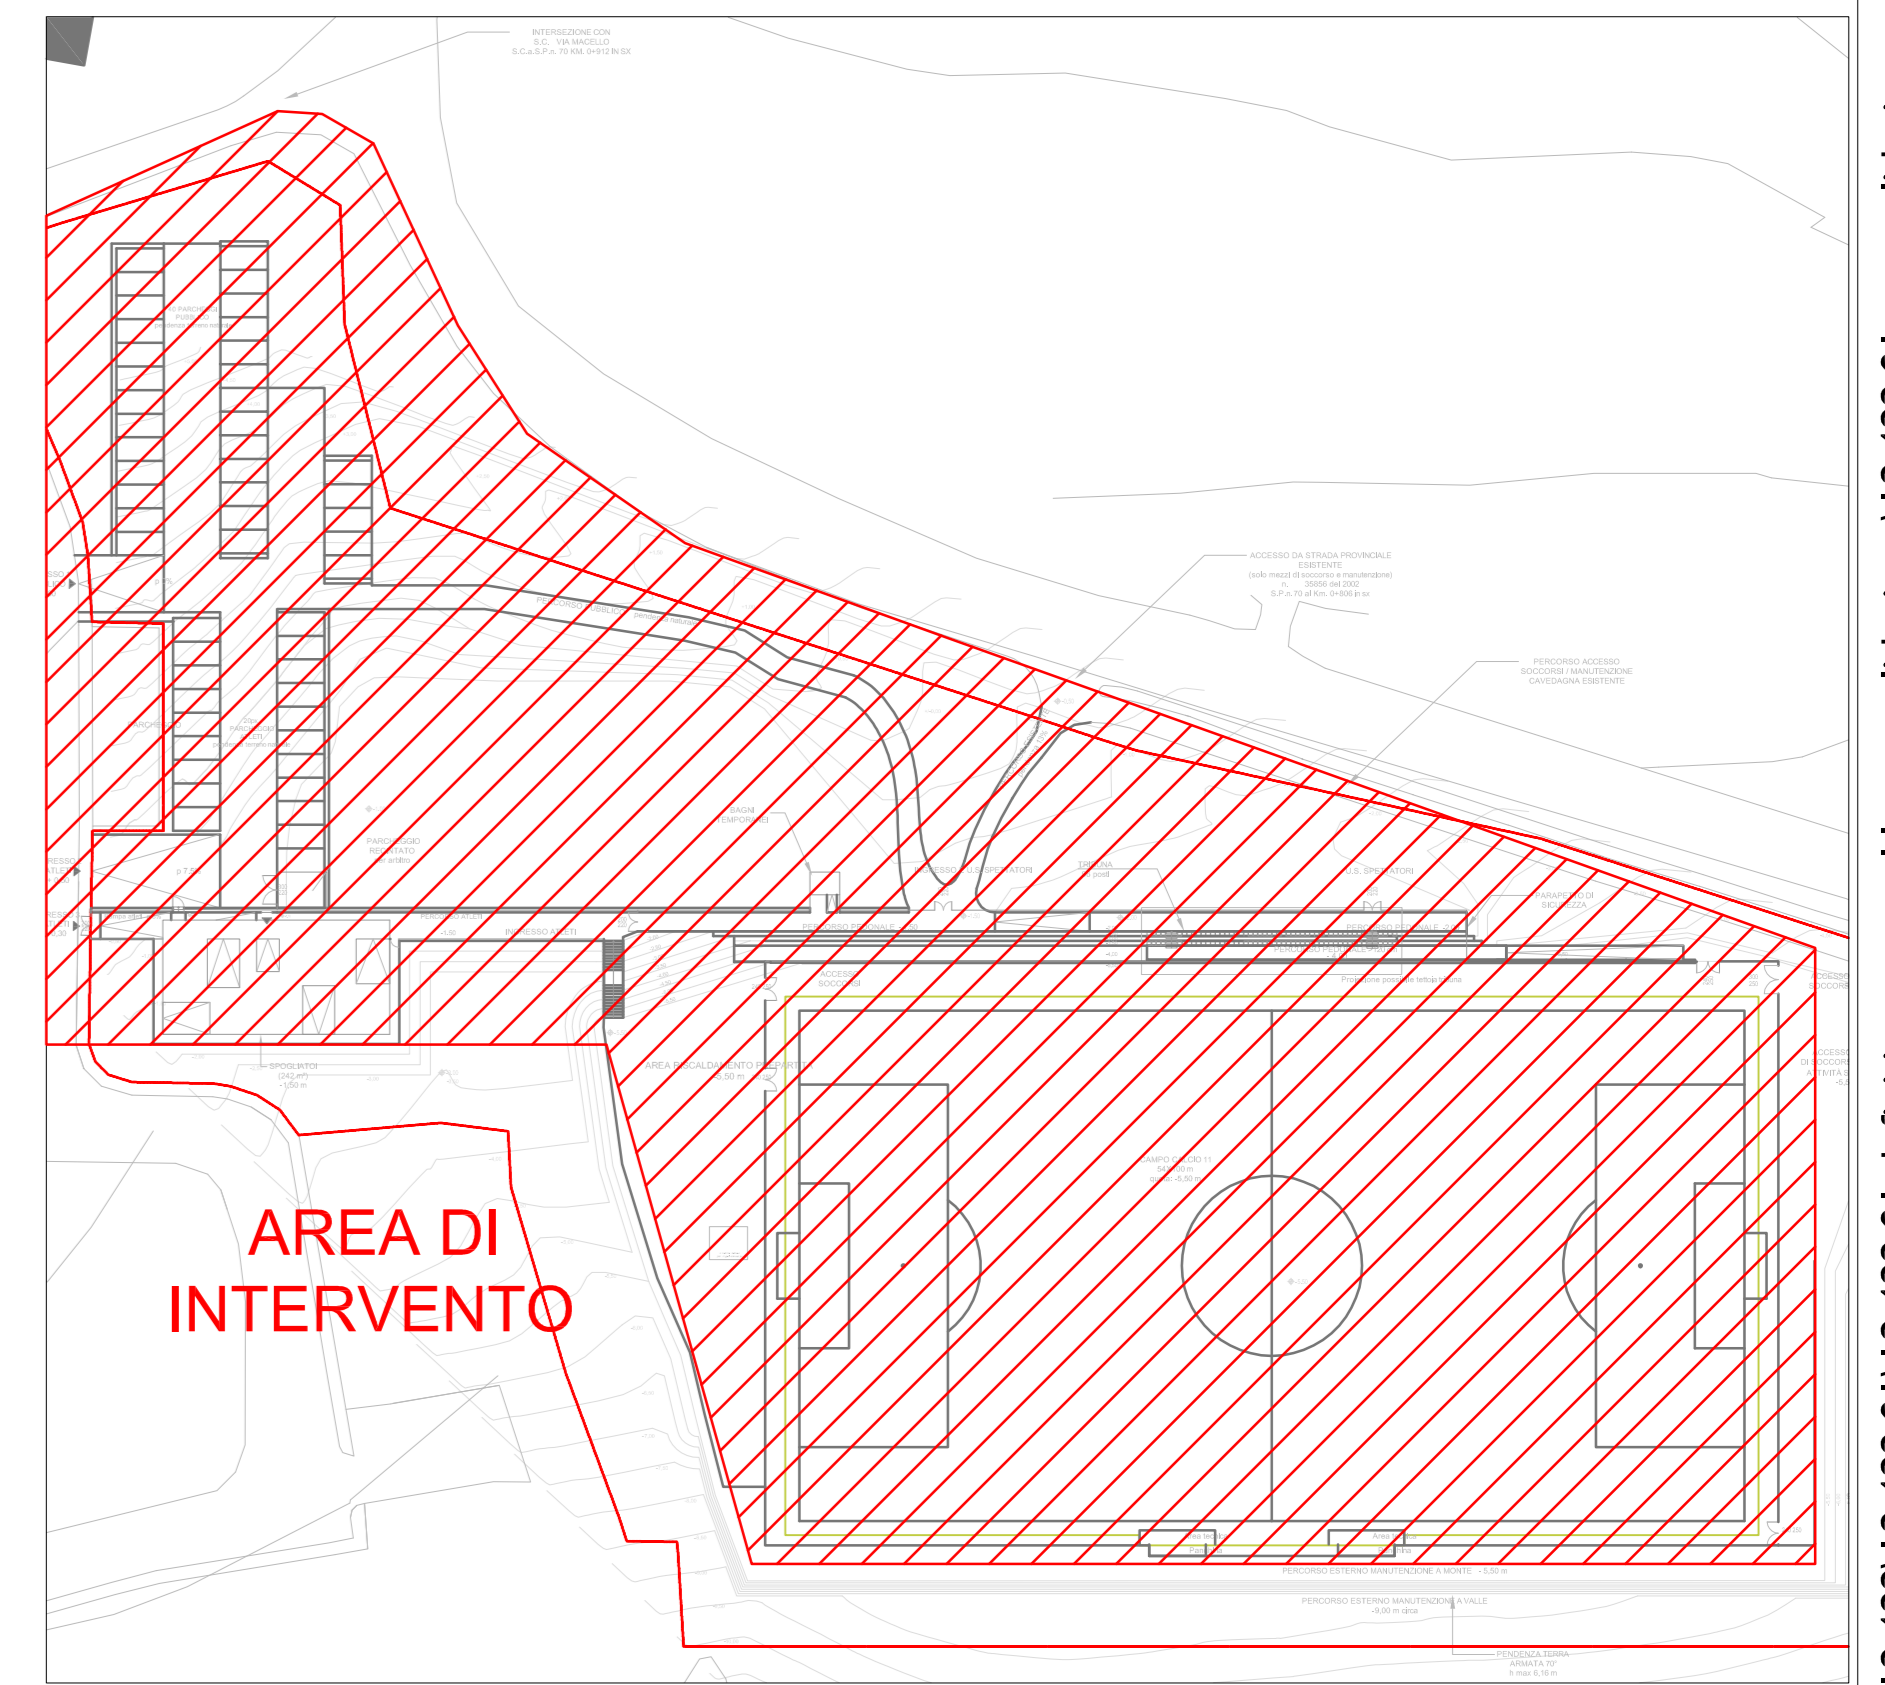

**COMUNE DI CASOLA VALSENIO
PROVINCIA DI RAVENNA**

PROGETTO DEFINITIVO
Intervento di nuova costruzione di
centro sportivo di Casola Valsenio (RA)
per campo calcio a 11
Area di intervento denominata "Furina"

Committente: **COMUNE DI CASOLA VALSENIO**
Via Roma 50 - 48032 Casola Valsenio (RA)

Oggetto: **PROGETTO DEFINITIVO IMPIANTO ELETTRICO AI SENSI DEL D.M. 37/08**

Progettista: **Per. Ind. Rambelli Giuliano**

ELABORATO N. C_01	PLANIMETRIA DISTRIBUZIONE ESTERNA	SCALA: 1:200
RF: 19 499 01		F.PLOT: 1:20
FILE	REVISIONI	DATA
1 19 499 01 ELE_C01_00	preliminare	OCTOBRE 2019
2 19 499 01 ELE_C01_01	Revisione post-validatione	NOVEMBRE 2019
	REALIZZATO	CONTROLLATO
	LDX1	RG
		RG

k:\2019\2019_499\19_499_01\19_499_01_definitivo_campo_11_post_validatione\planimetria\19_499_01_ele_c01_v01.dwg