


LEGENDA INTERVENTI

-  TUBAZIONE PEAD PN 16 DN 200
-  IDRANTE TIPO UNI 70 FUORI TERRA

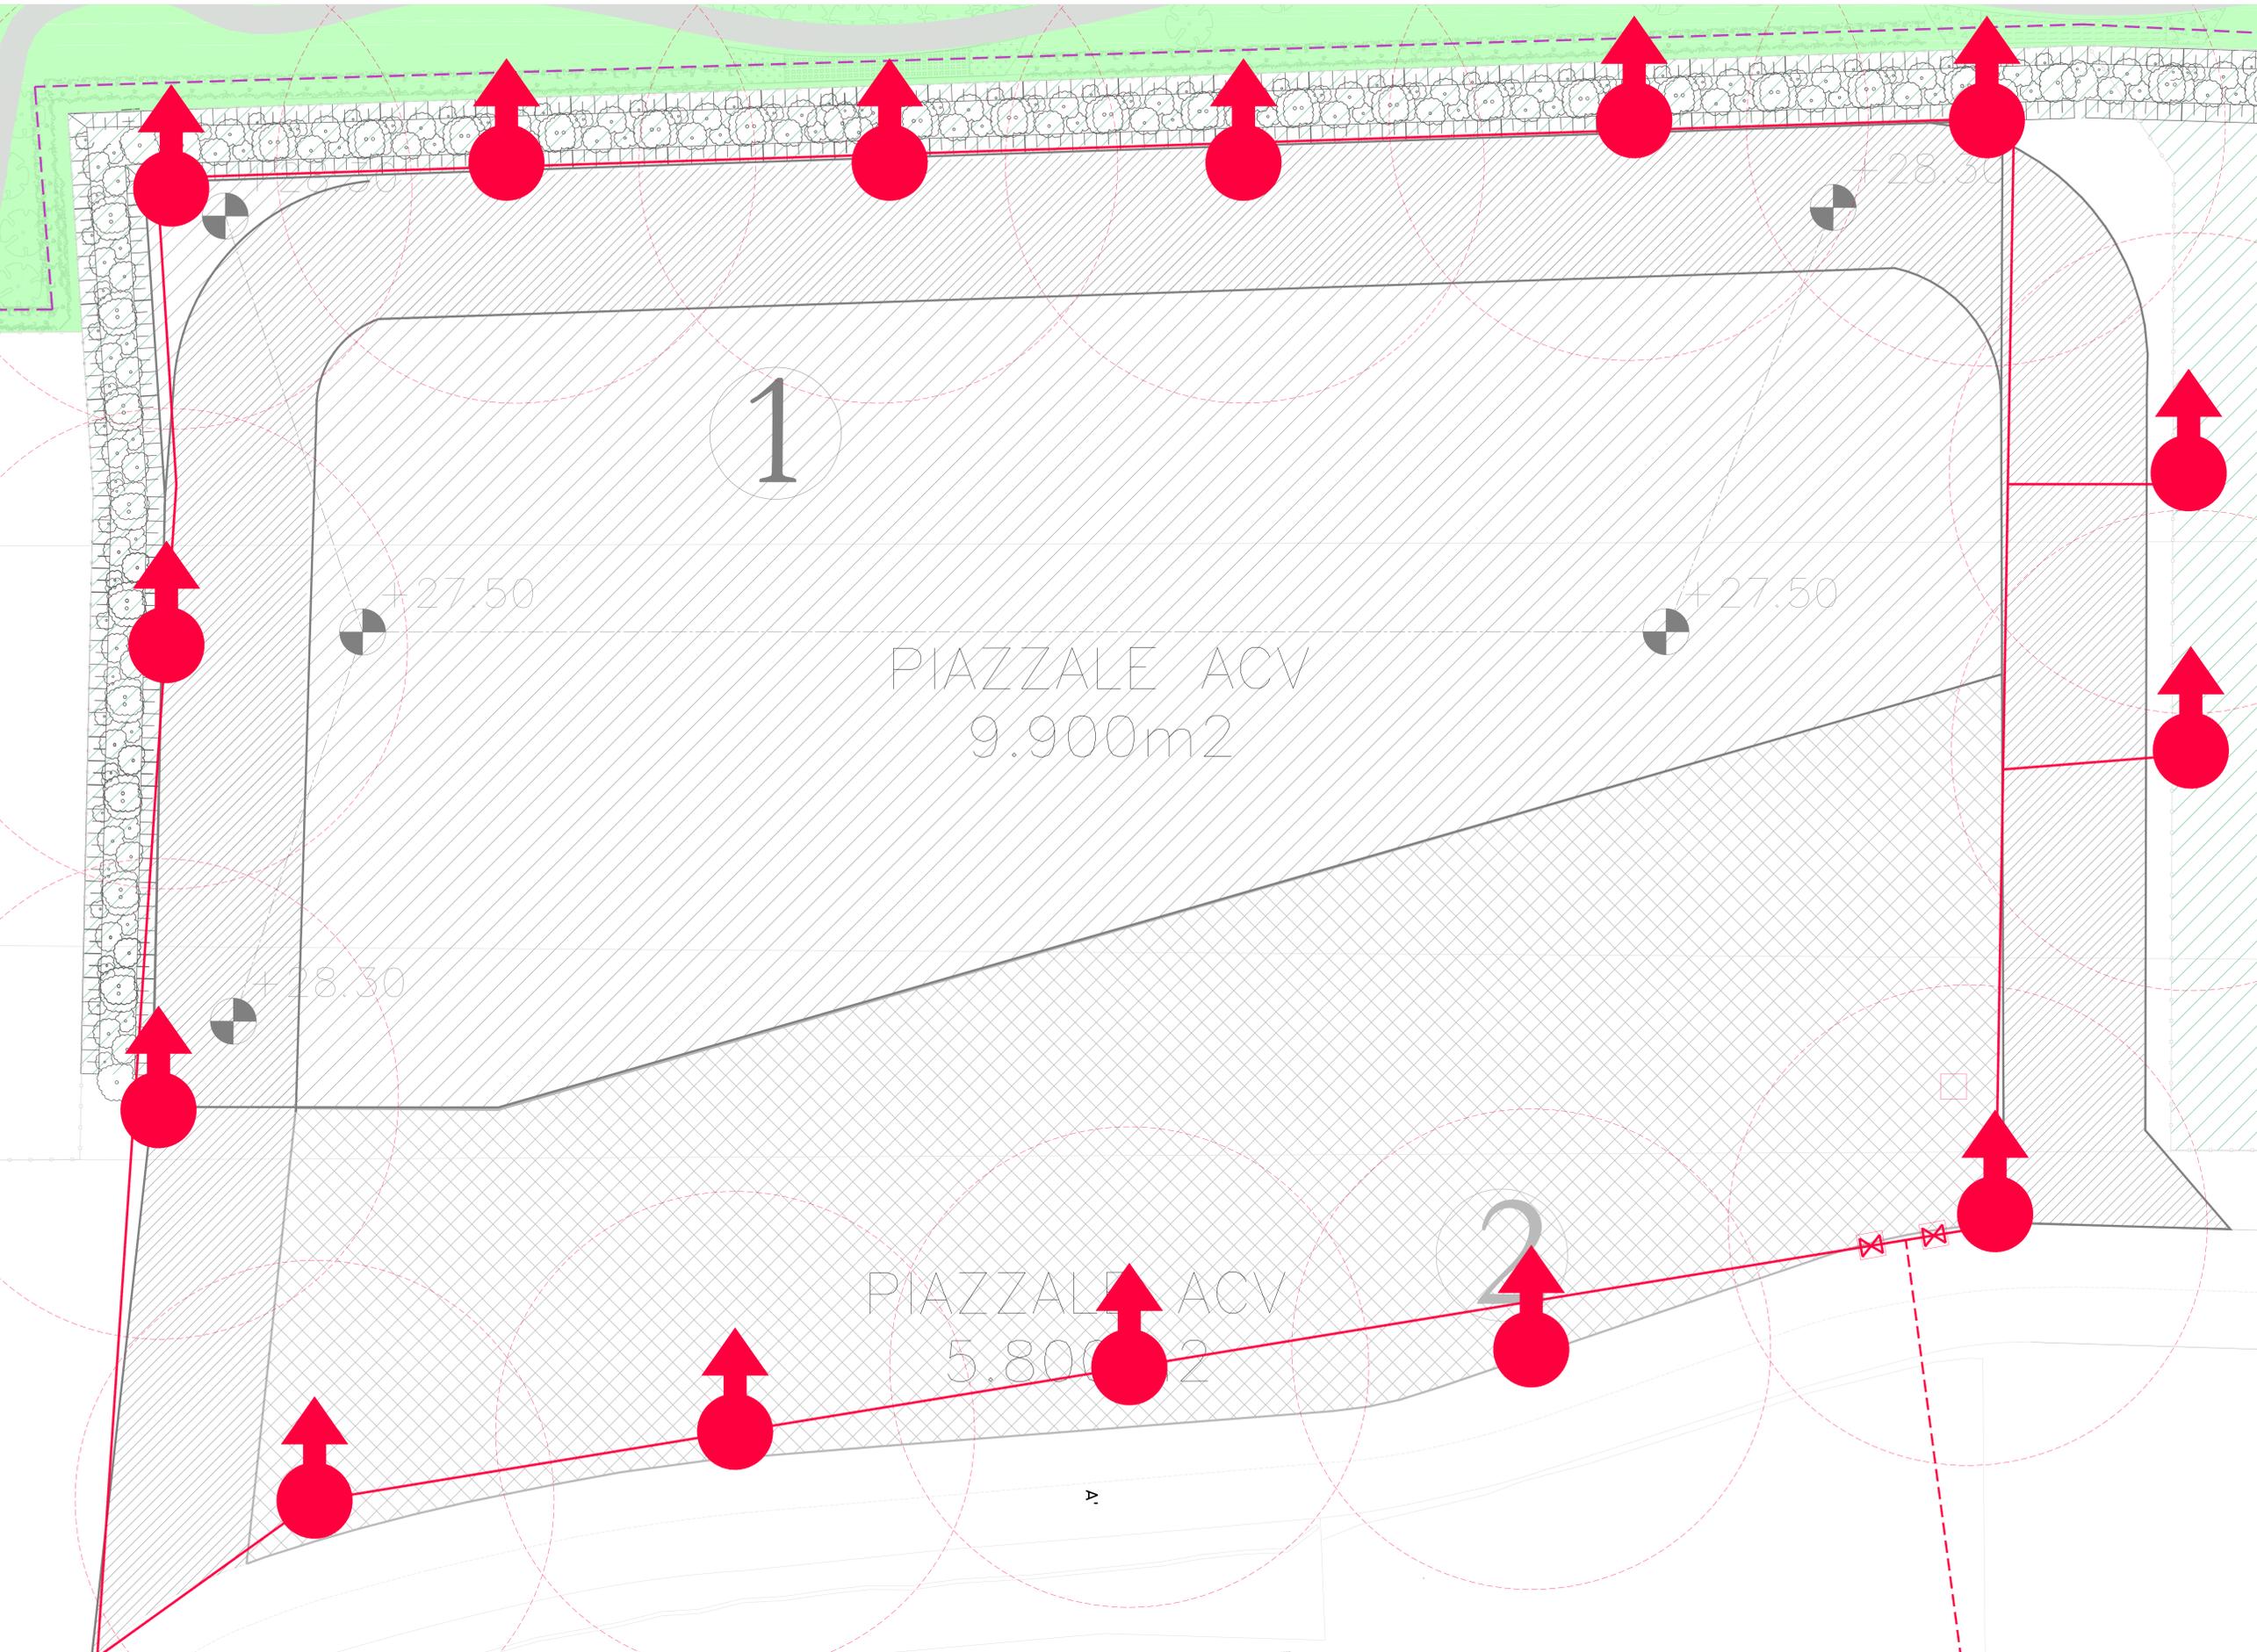

Studio Associato NE.MA
 Via Confine 24/a
 48015 - Cervia (RA)



PROCEDIMENTO UNICO PER MODIFICA
 NON SOSTANZIALE AD IMPIANTO PER LA
 PRODUZIONE DI BIOMASSE
 COMBUSTIBILI E AMMENDANTE
 COMPOSTATO VERDE MEDIANTE LA
 VALORIZZAZIONE DI SCARTI VEGETALI E
 LIGNO-CELLULOSICI PER AMPLIAMENTO
 PIAZZALI DI DEPOSITO ACV

PROCEDIMENTO UNICO
 EX ART. 53 L.R. 24/2017

**6.3 PLANIMETRIA
 PRESIDI
 ANTINCENDIO**

Il tecnico incaricato: Ing. David Negri P. 351 40 8332 d.negri@enomondo.it		Data: SETTEMBRE 2020	Scale: 1:200
Revisióni:			
REV.	DESCRIZIONE	DATA	
00	EMISSIONE	SETTEMBRE 2020	
01	CONFERENZA DEI SERVIZI	FEBBRAIO 2021	