



INQUADRAMENTO AREA - SCALA 1:5000

LEGENDA SIMBOLI IMPIANTO ELETTRICO

	Armatura esistente
	Cavo elettrico per distribuzione impianto forata verticale (f.m.)
	Quadro elettrico di distribuzione
	Contatore area distributore

LEGENDA CORPI ILLUMINANTI

SIMBOLO	DESCRIZIONE	LAMPADA	DATI	TIPO	FOTO
	Apparecchio di illuminazione su palo	LED	50W IP66 CLASSIC STREET 4288 Lumen	PHILIPS CLASSIC STREET OTTICA DSD RDP 7M L504-4530	
	Proiettore su palo	LED	27W IP66 CLASSIC 3075 Lumen	AEC ILLUMINAZIONE ITALIA 075 OP-DX 4.3-3H	

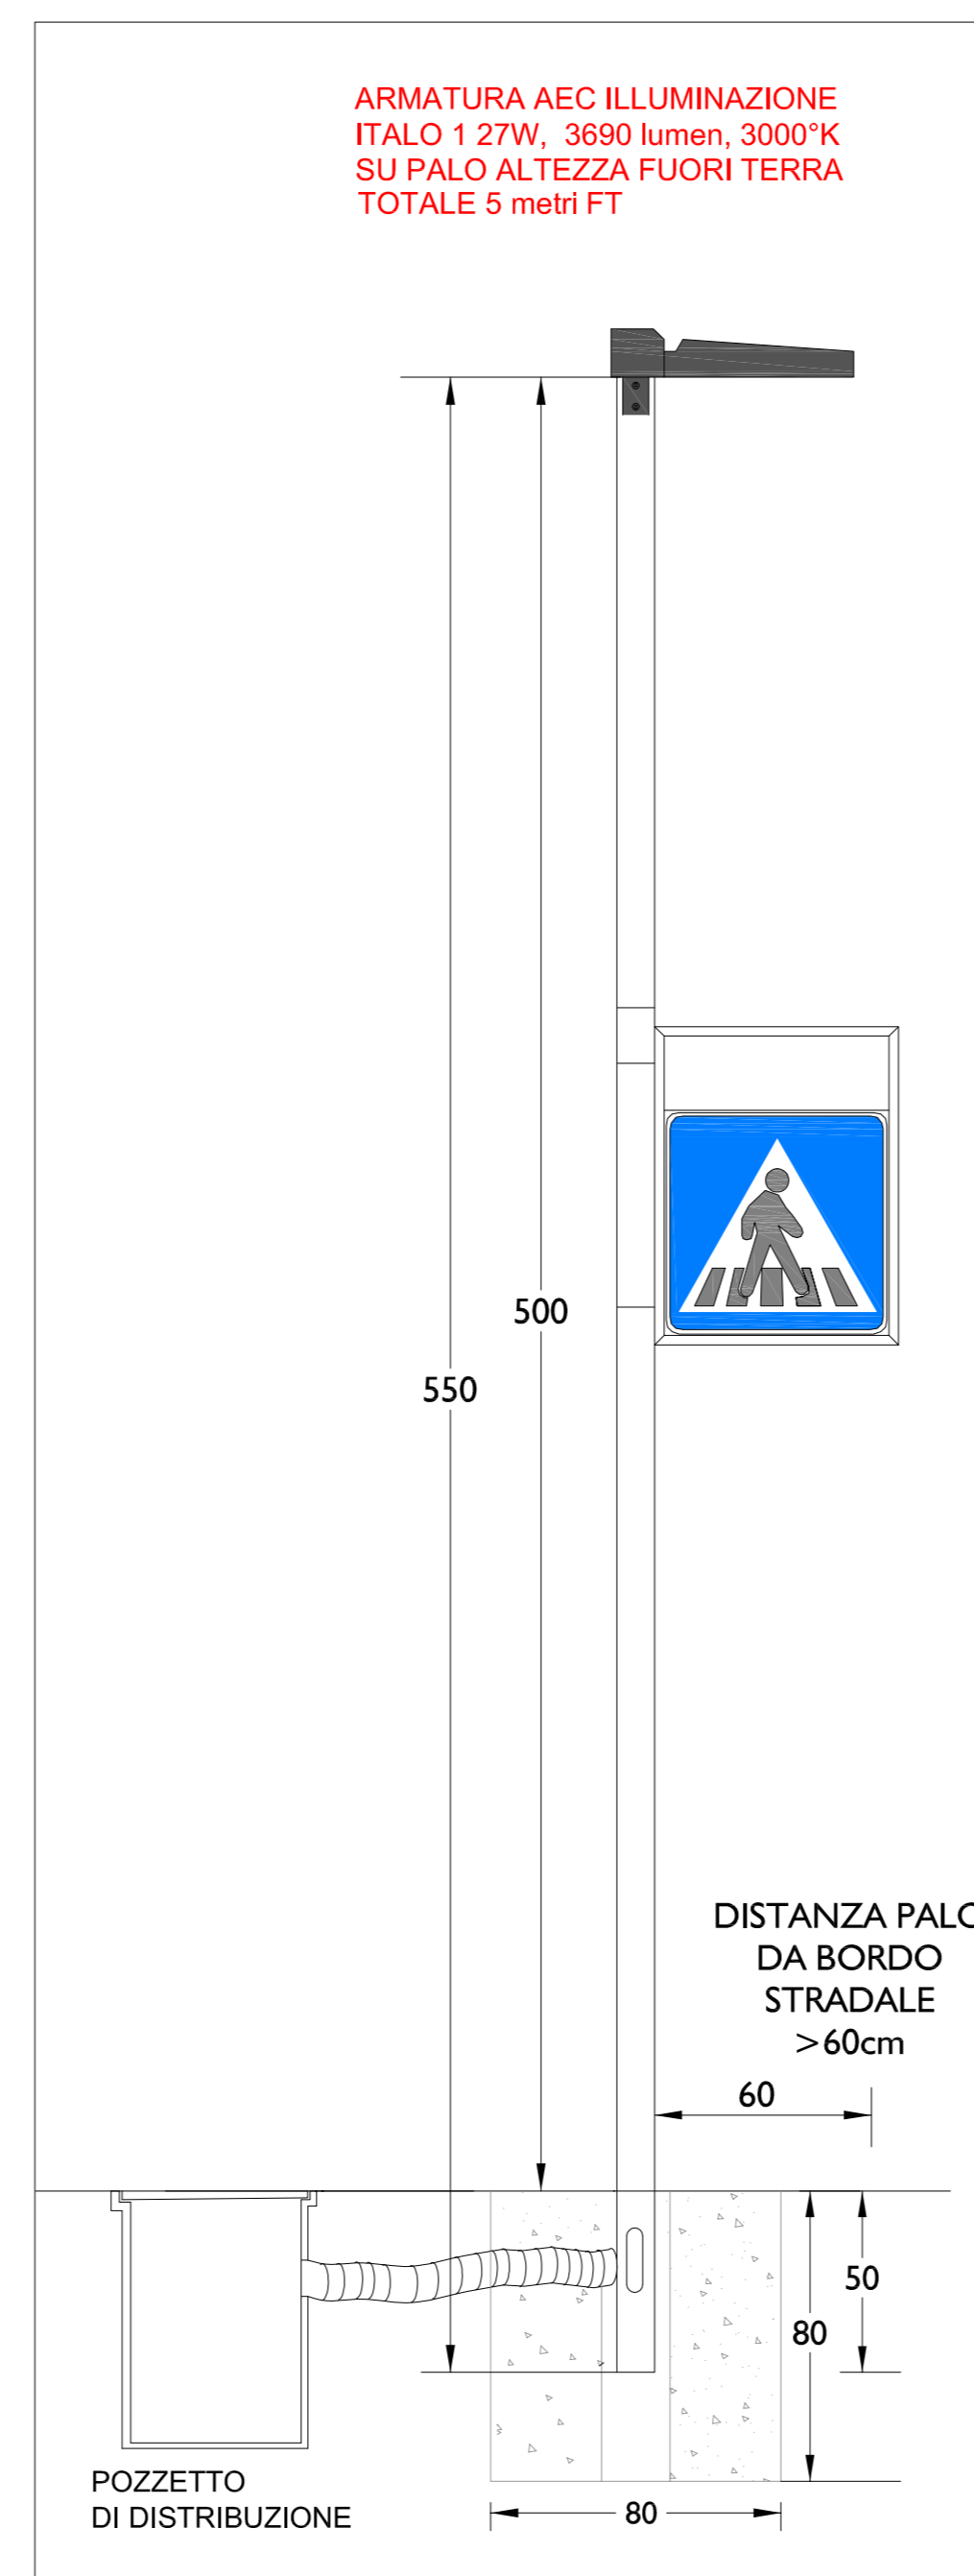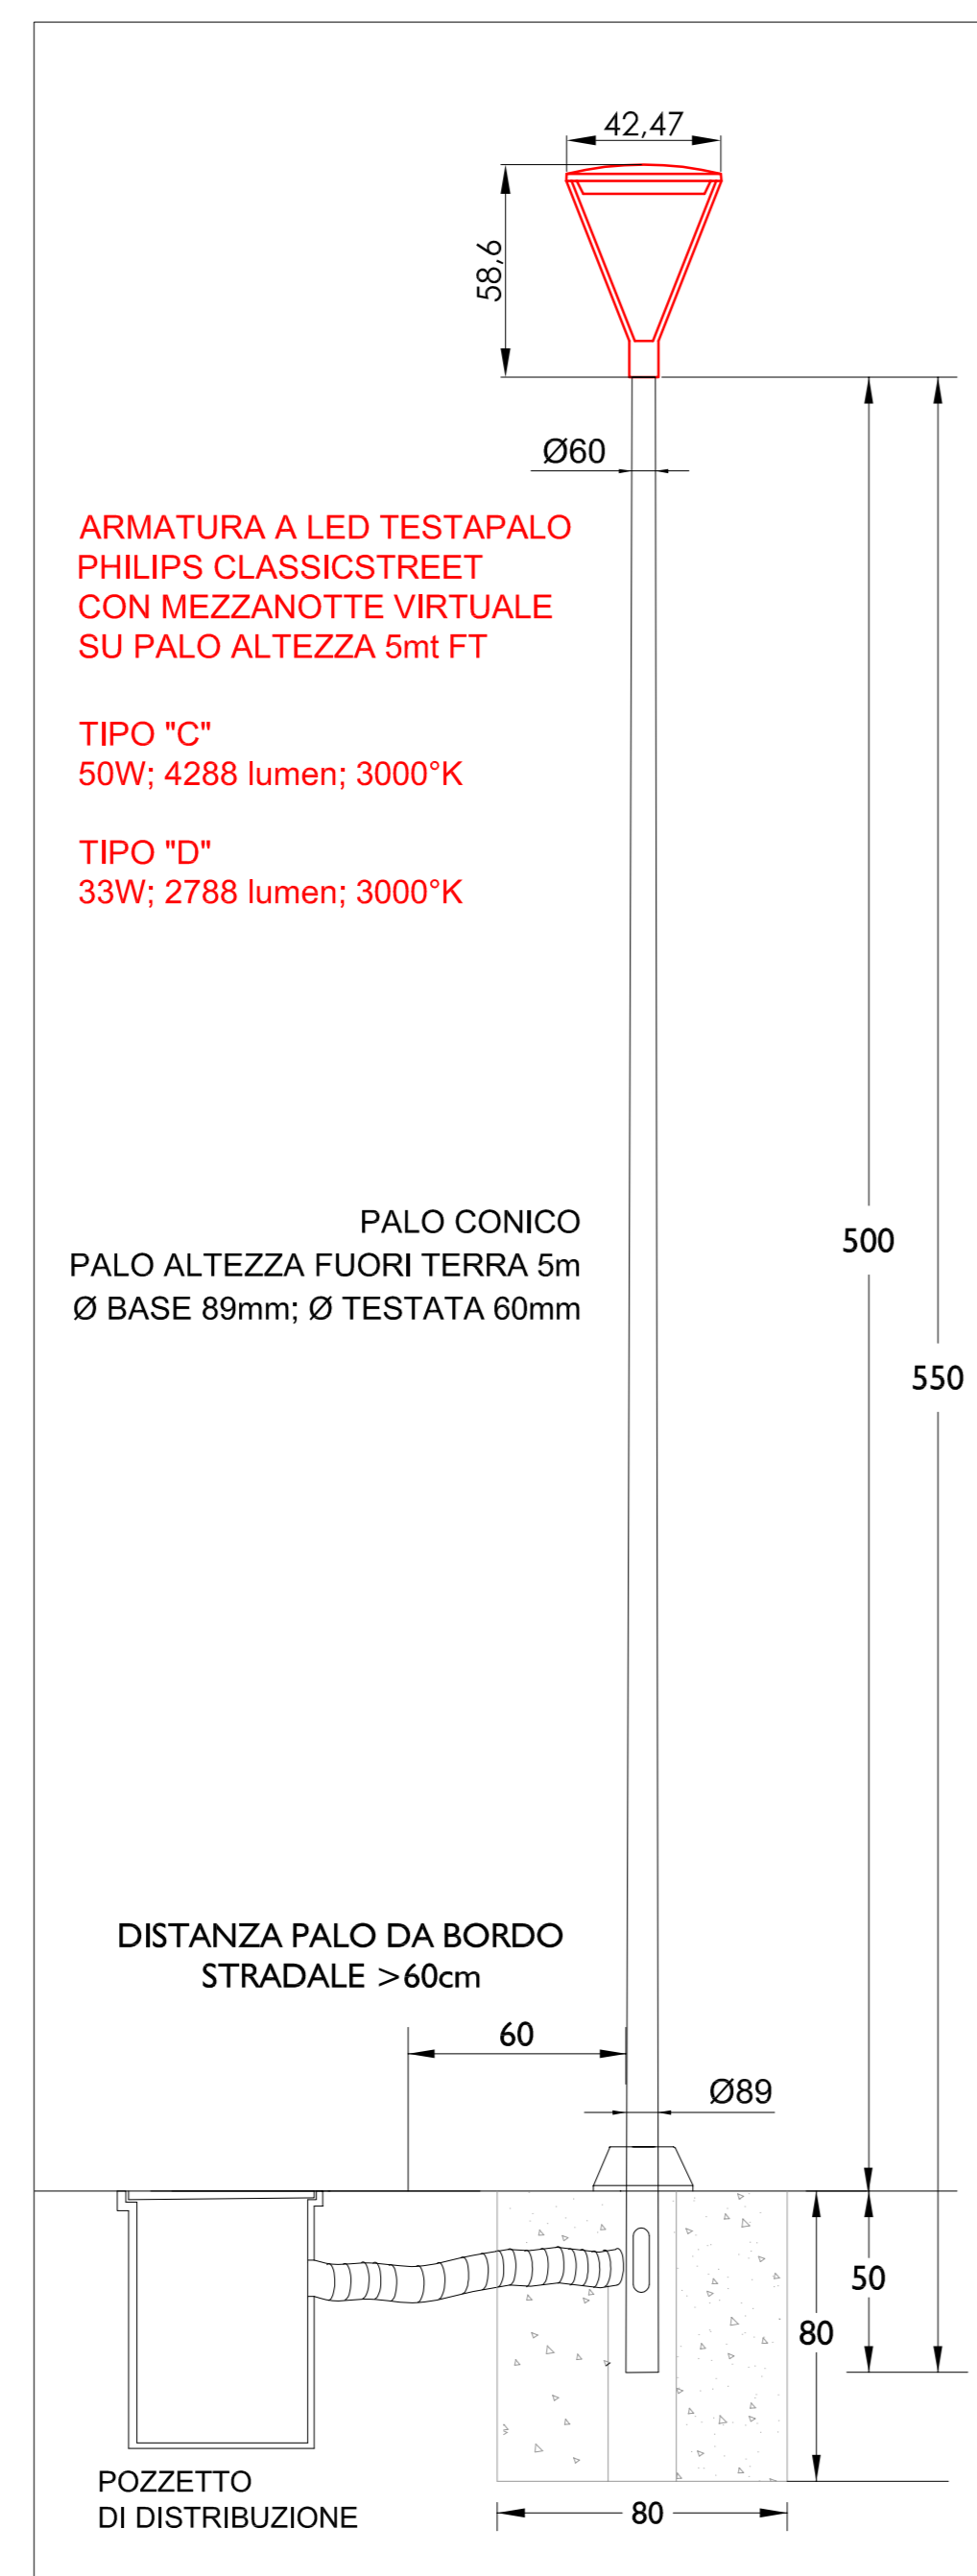

REGIONE EMILIA-ROMAGNA PROVINCIA DI RAVENNA
 COMUNE DI FAENZA
 PIANO PARTICOLAREGGIATO di iniziativa privata relativo alla scheda di PRG n. 174 AREA COLOMBARINA - SUB COMPARTO B2
 Data: NOVEMBRE 2021
 scala 1:500/1:20 - f.plot. 1:50
 Ubicazione: Via Piero della Francesca Fogli 84 e 115
 Posizione esatta precedente
 Biberato tavola numero
PLANIMETRIA GENERALE ILLUMINAZIONE PUBBLICA
OPERE ELETTRICHE - STRALCIO B2A
Tav. 29.a.1
 2020 154 01
 rev. 01 AGGIORNAMENTO MAGGIO 2021
 rev. 02 AGGIORNAMENTO NOVEMBRE 2021
PROGETTAZIONE ARCHITETTONICA
 Arch. Alessandro Buccini
 n. iscrizione 253
 Ordine Architetti Ravenna
 Via Severini n.18 - 48018 Faenza (RA)
 tel. +39 0546 29227 Fax +39 0546 29261
 aegretotecnica@alexandrobucciniarchitettilt.it
PROGETTAZIONE RETI IDRICHE/GAS E ILL. PUBBLICA
 Per. Ined. Chivian Fabiani
 Per. Ined. Giuliano Romagnoli
 Studio Associato Energia
 Via Marconi n.30/2 - 48018 Faenza (RA)
 tel. +39 0546 688143 Fax +39 0546 686201
 energia@energia.it
PROGETTAZIONE RETI FOGNARIE E LAMINAZIONE
 Ing. Paolo Ruggieri
PROGETTAZIONE ACUSTICA E AMBIENTALE
 Ing. Franca Corioli
PROGETTAZIONE GEOLOGICA
 Dott. Giulio Mazzanti Sironi
STUDIO DEL TRAFFICO
 Ing. Sironi Longhi
 Progettato e commissionato da:
 Ciga srl
 Via del Rio n.400
 47522 Cesena (FC)
 Firma dei tecnici ognuno per le proprie competenze