



PARTICOLARE PALO ILLUMINAZIONE STRADALE
SCALA 1:20


LEGENDA CORPI ILLUMINANTI					
SIMBOLO	DESCRIZIONE	LAMPADA	DATI	TIPO	FOTO
	Armatura stradale altezza da terra=10m	LED 4000K	IP66 CLASSE II 39.0W 5160 Lumen	AEC ITALO 1 OF3 STE-M 4.5-2M	
	Armatura stradale altezza da terra=5m	LED 4000K	IP66 CLASSE II 30.5W 3580 Lumen	AEC ECO RAYS TP 0F2H1 S 4.5-2M	

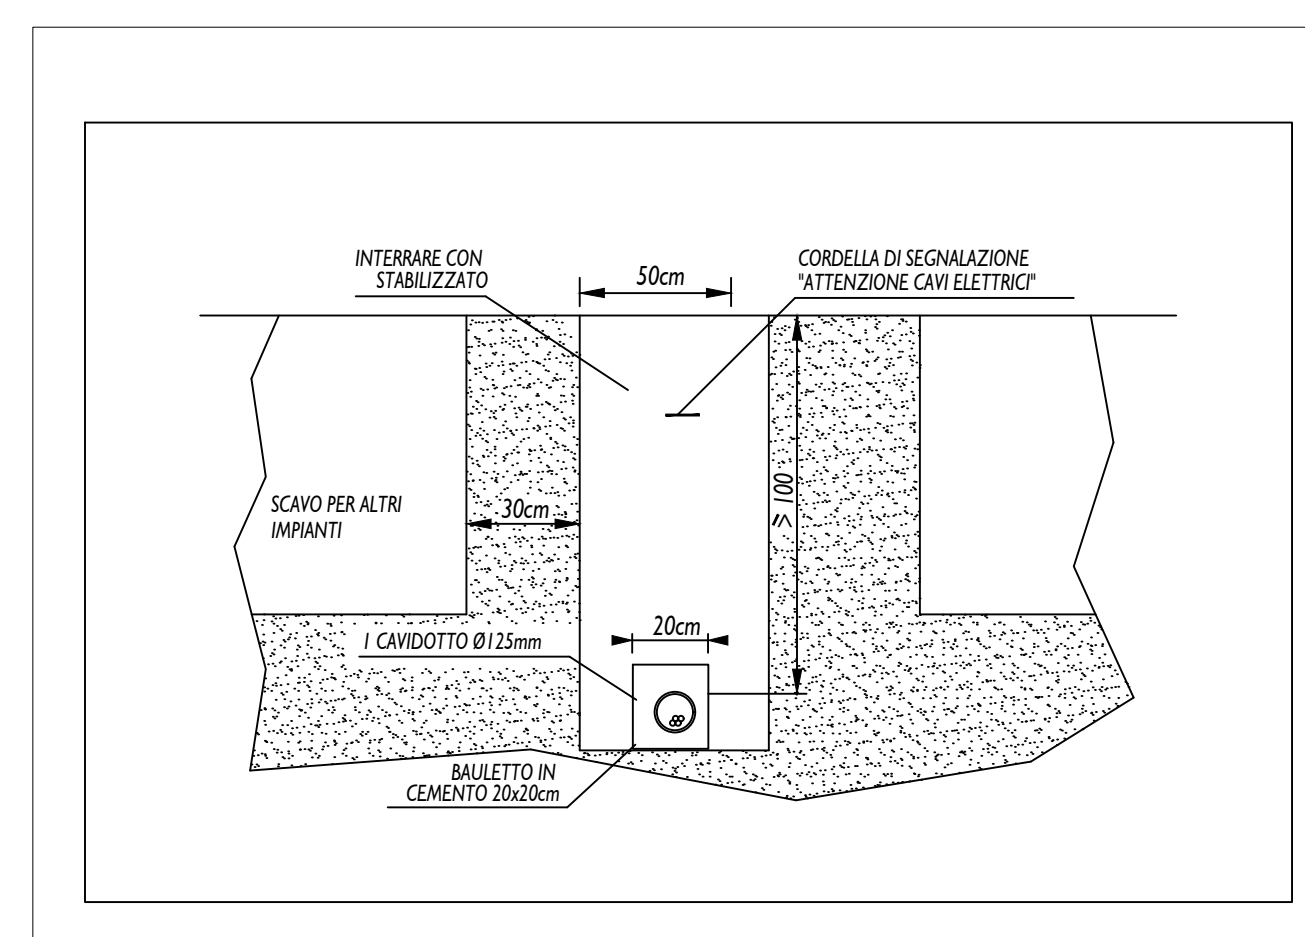


PARTICOLARE SCAVO - SCALA 1:20

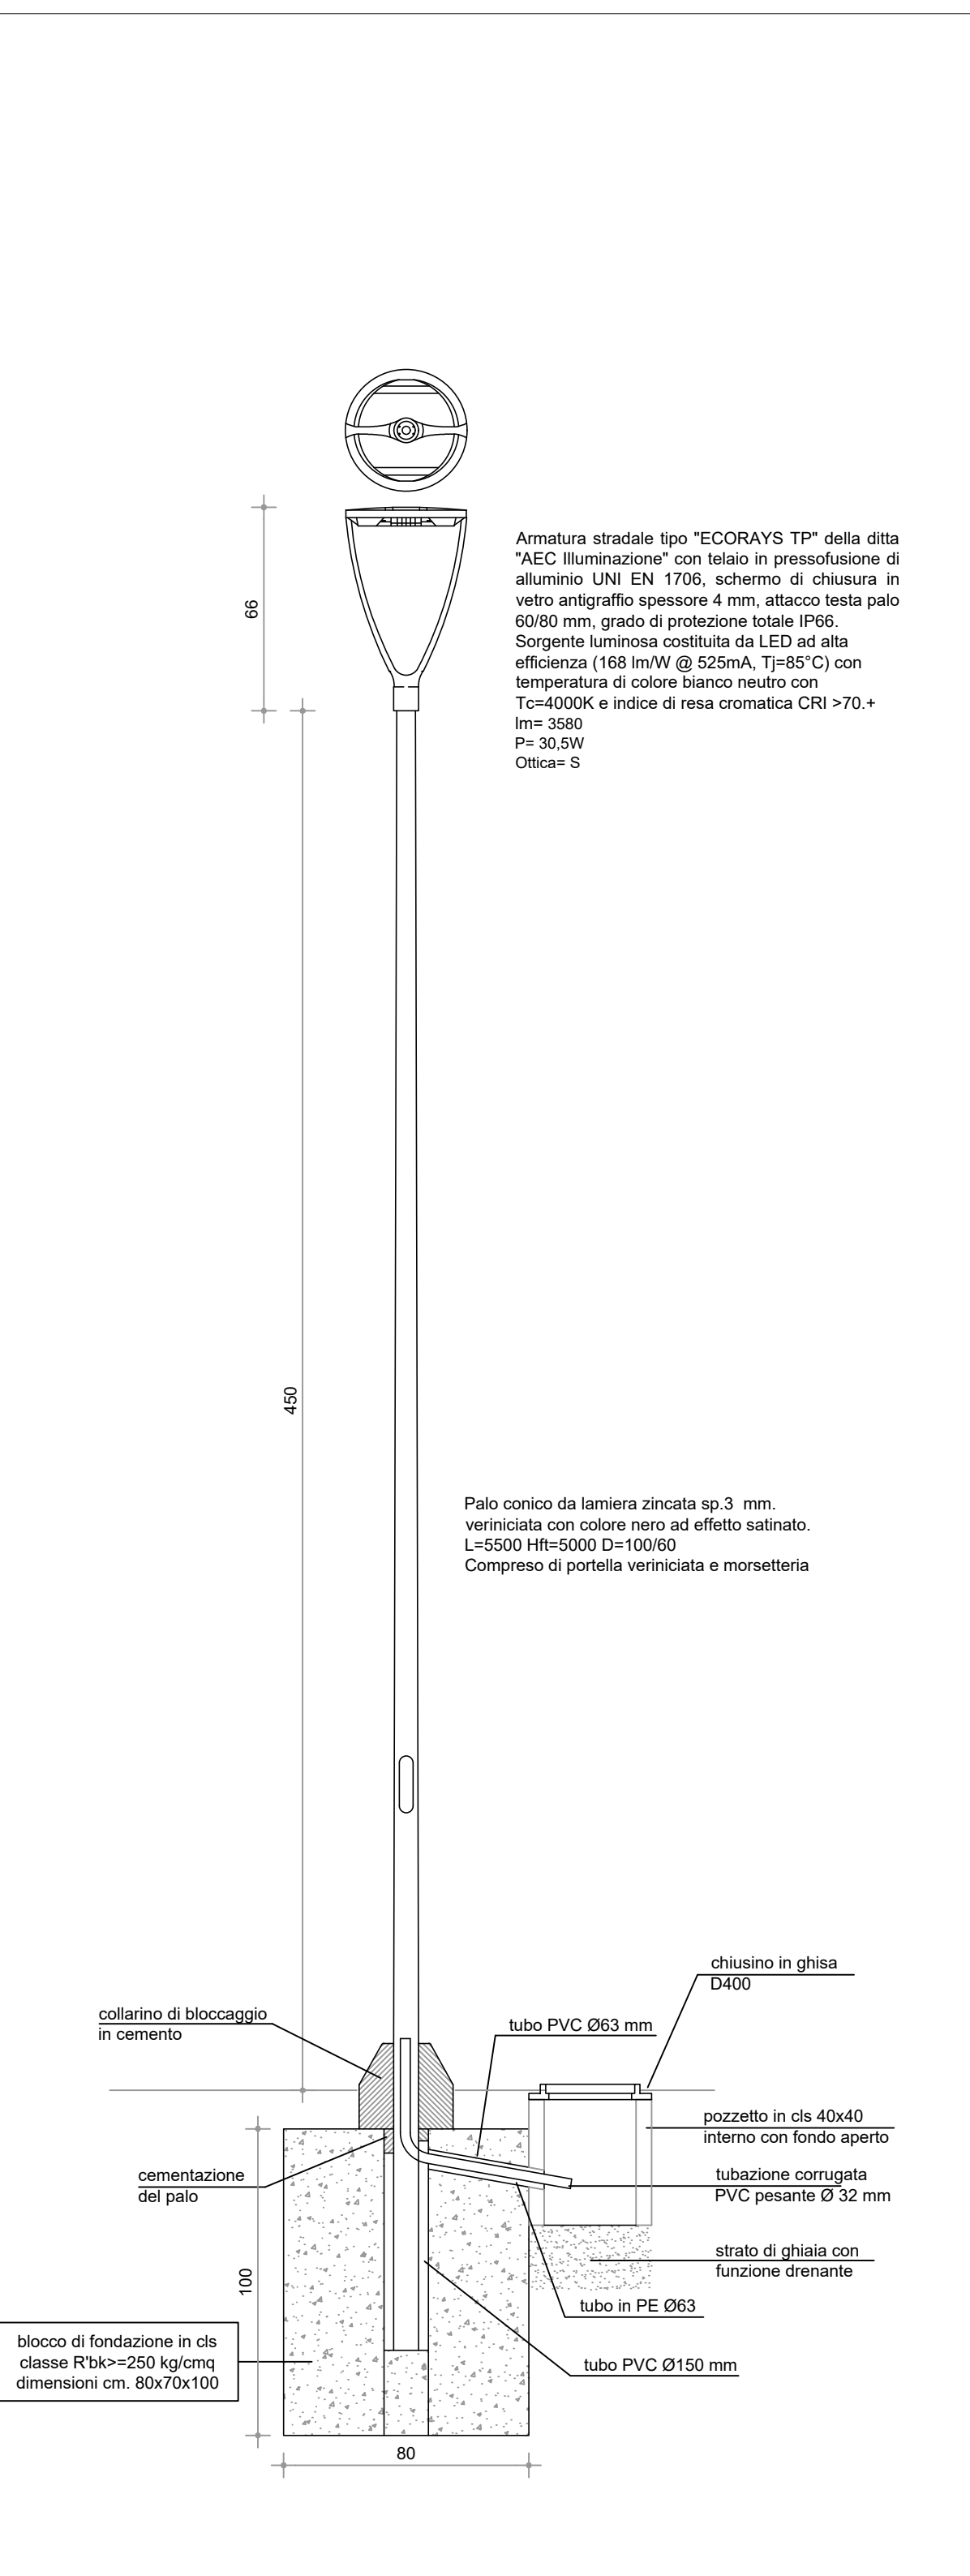

PARTICOLARE PALO ILLUMINAZIONE AREA PARCHEGGIO
SCALA 1:20

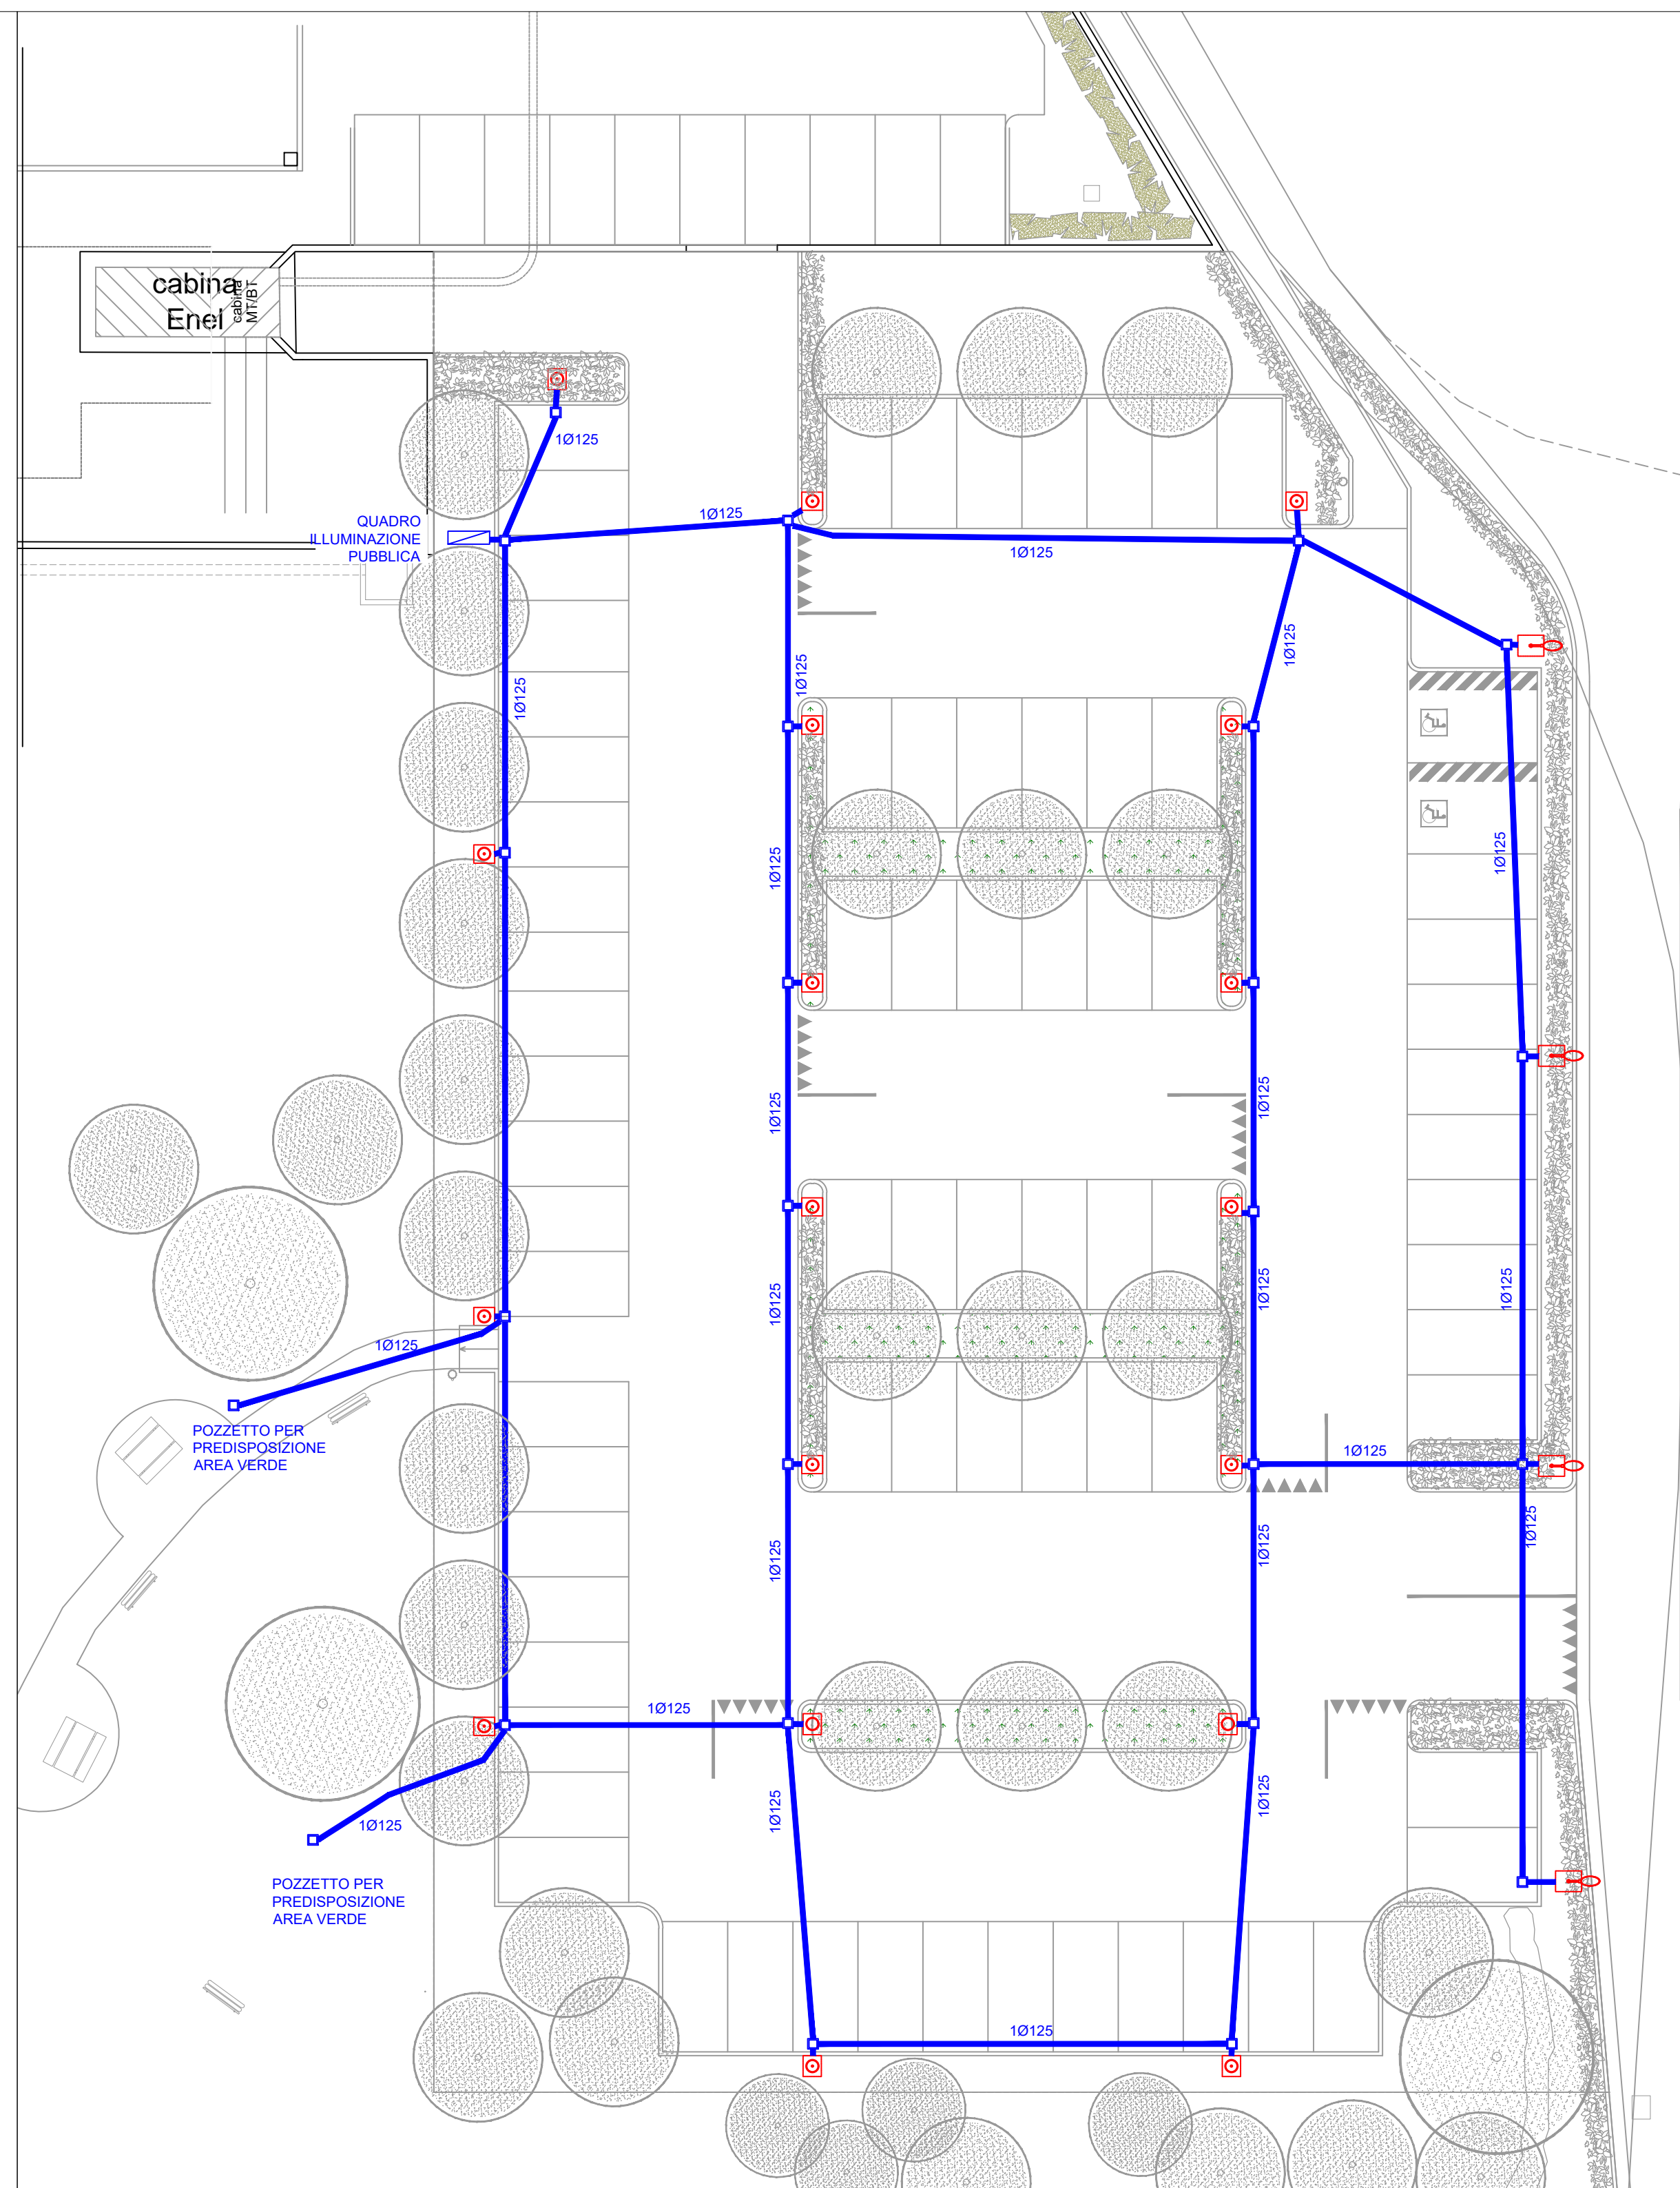

PLANIMETRIA OPERE EDILI - SCALA 1:200

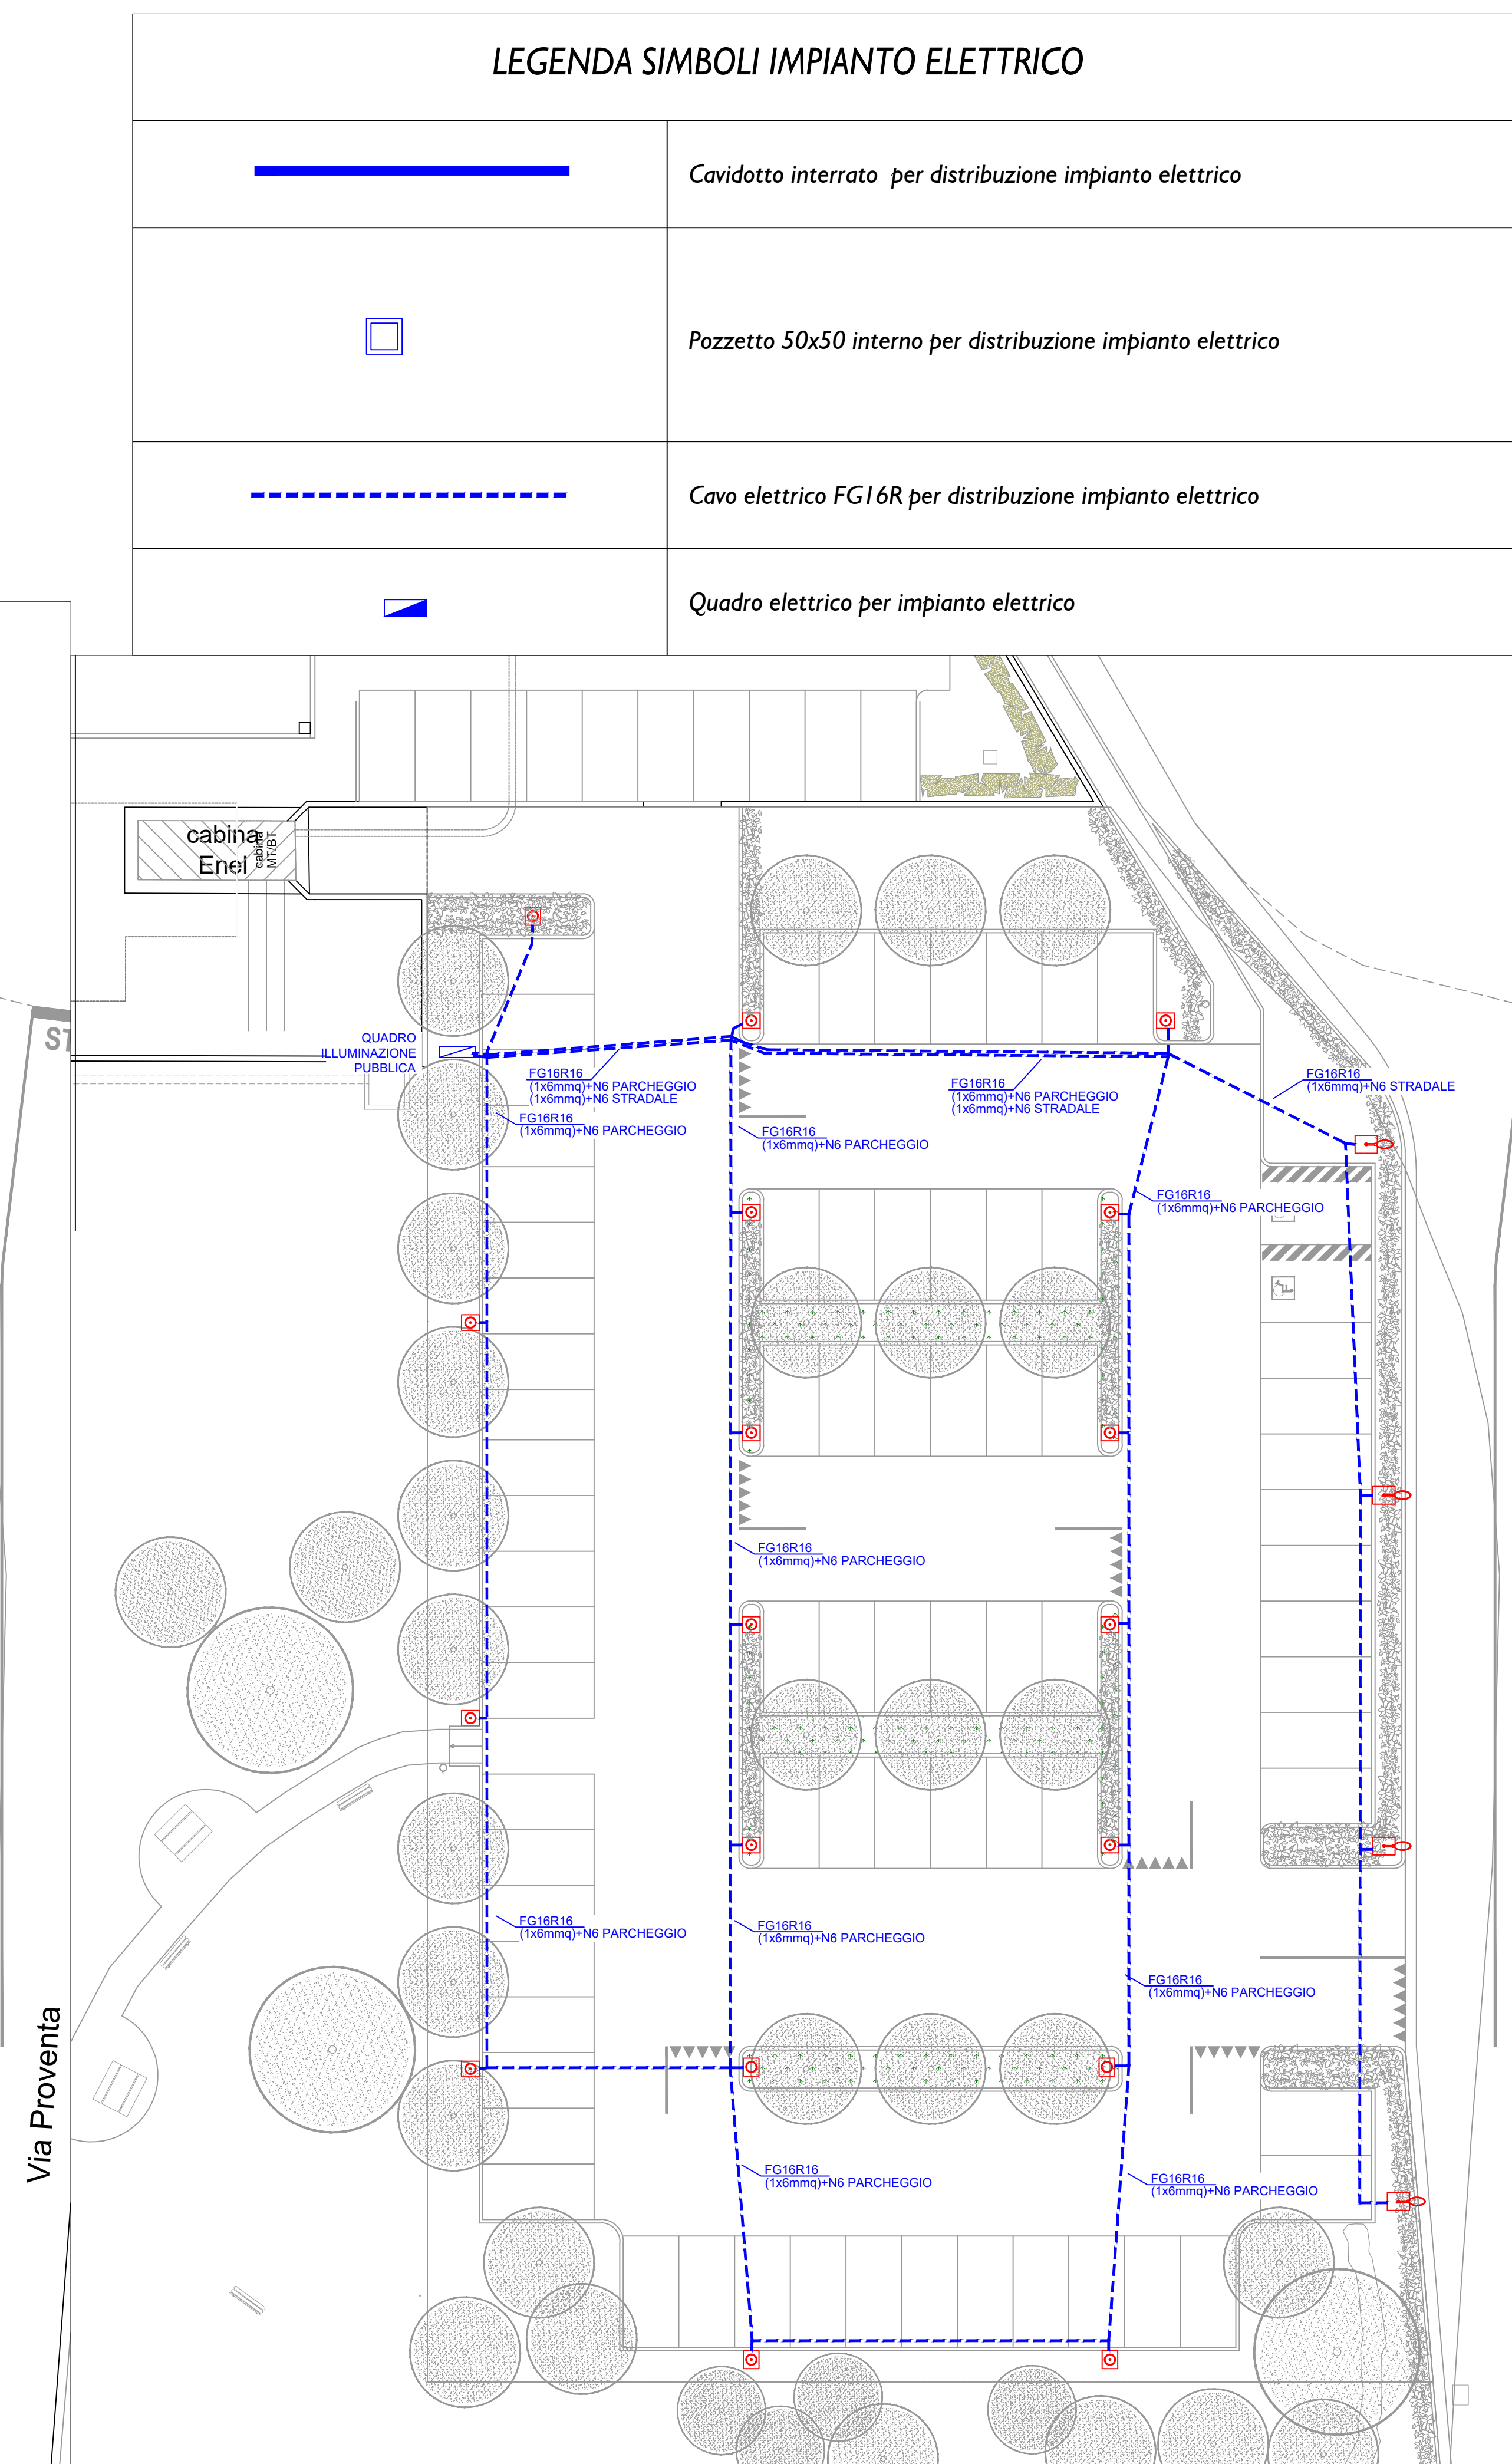

PLANIMETRIA OPERE ELETTRICHE - SCALA 1:200

LEGENDA SIMBOLI IMPIANTO ELETTRICO

	Cavidotto interrato per distribuzione impianto elettrico
	Pozzetto 50x50 interno per distribuzione impianto elettrico
	Cavo elettrico FGI 6R per distribuzione impianto elettrico
	Quadro elettrico per impianto elettrico

Unione della Romagna Faentina - Comune di Faenza
Provincia di Ravenna

PROGETTAZIONE ILLUMINAZIONE
PUBBLICA
sito in Via Proventa
48018 Faenza (RA) - Italy

Committente:	Interpump Hydraulics S.p.A. B.U. H.S.Penta Business Unit PENTA			
Oggetto:	PROGETTO DI IMPIANTO ELETTRICO AI SENSI DEL D.M. 37/08			
Progettista:	Rambelli Per. Ind. Giuliano			
ELABORATO N. IPO1	PLANIMETRIA IMPIANTISTICA	SCALA: 1:200		
RIF. 21 / 20 01	REVISIONI	DATA	REALIZZATO	CONTROLLATO
FILE	prima emissione	DIC-2021	FE	RG
1 / 21-01-20P01				