






PROSPETTO CORSELLO

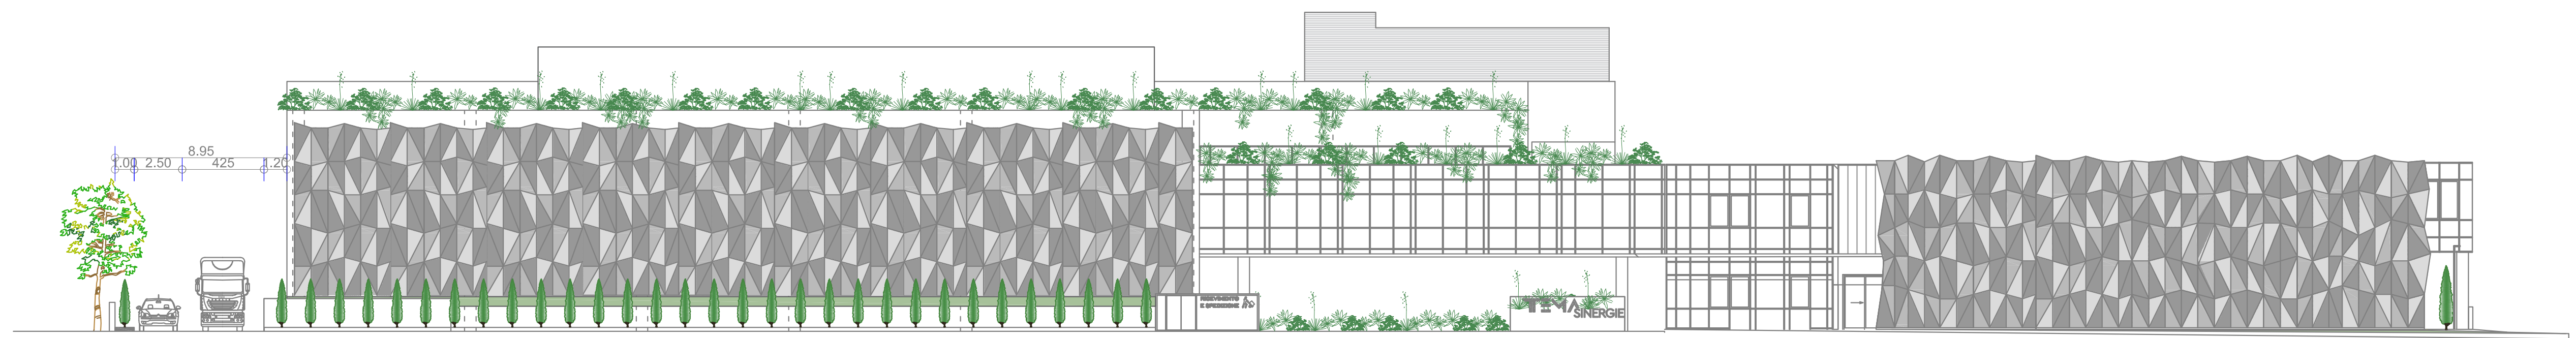

PROSPETTO VIA MALPIGHI

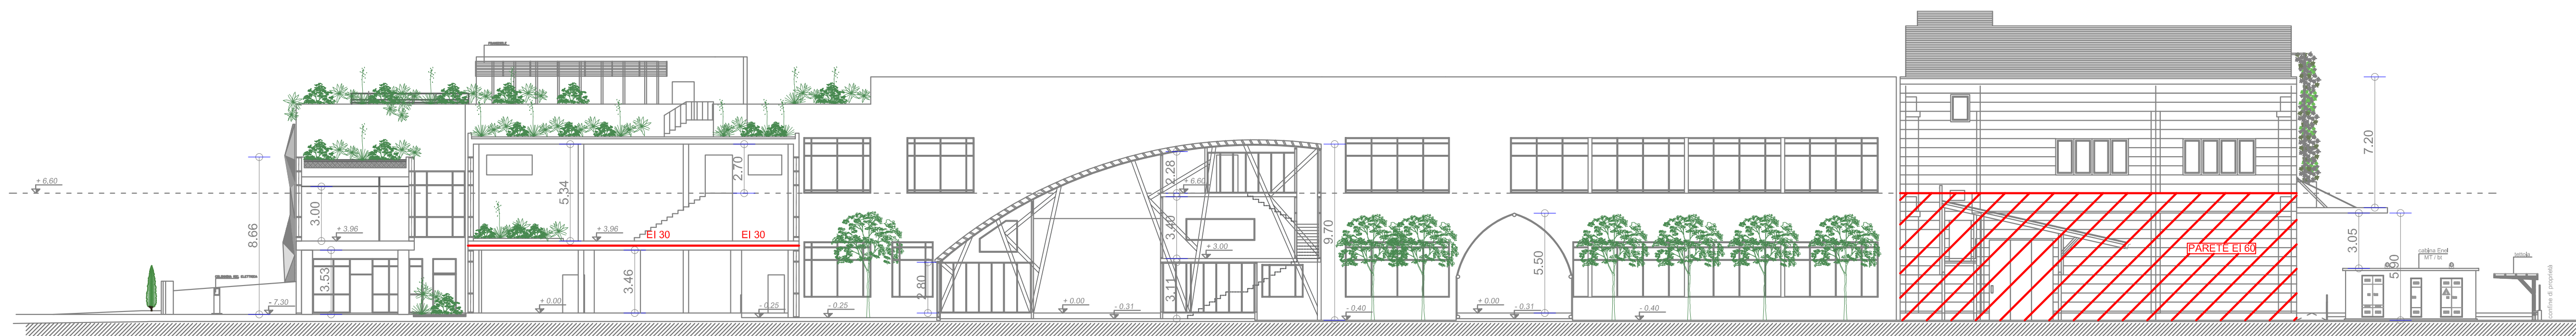


SEZIONE B-B

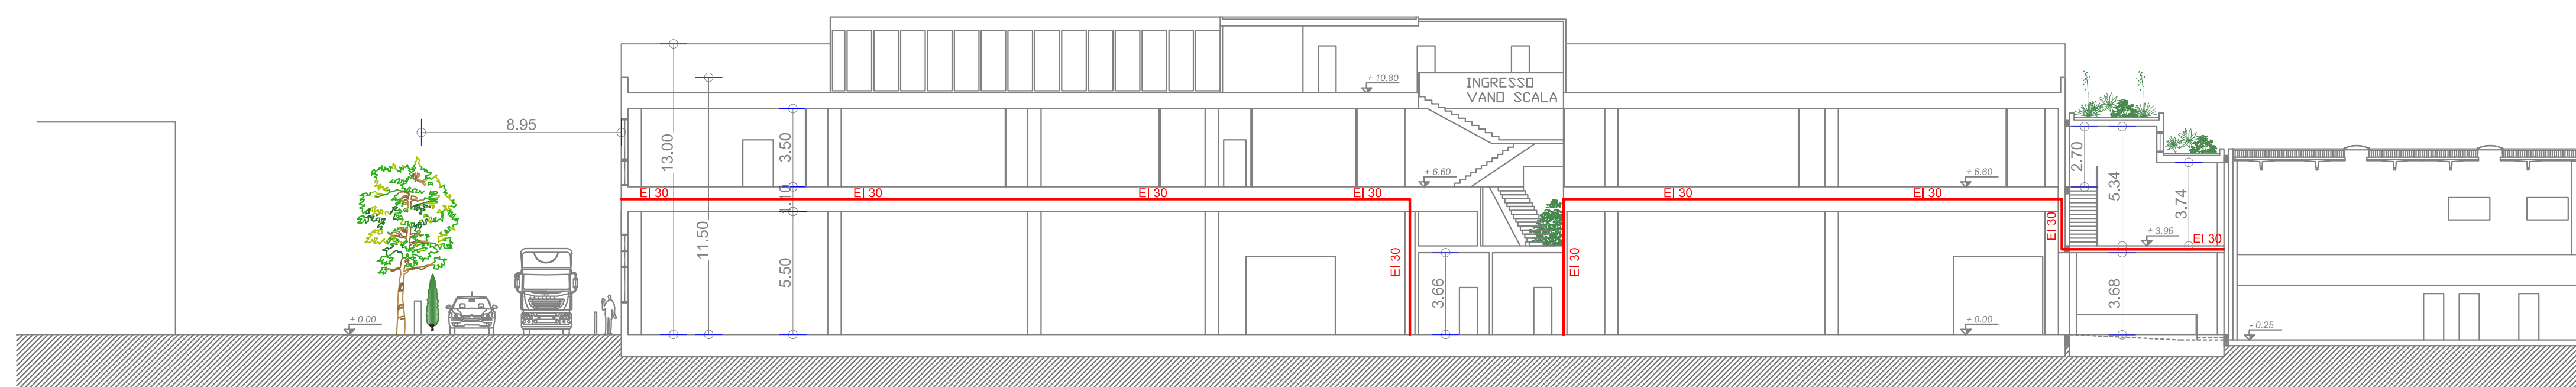

SEZIONE C-C

| LEGENDA SIMBOLI VVF E SEGNALETICA DI SICUREZZA | | | |
|--|---|--|--|
| | ESTINTORE PORTATILE A POLVERE | | IDRANTE A MURO UNI45 |
| | ESTINTORE PORTATILE A POLVERE ESISTENTE | | IDRANTE A MURO UNI45 ESISTENTE |
| | ATTACCO VVF UNI 70 | | IDRANTE UNI 70 PRESA VVF |
| | ATTACCO VVF UNI 70 ESISTENTE | | IDRANTE UNI 70 PRESA VVF ESISTENTE |
| | TUBAZIONE ANELLO IDRANTI INTERRATA | | TUBAZIONE ANELLO IDRANTI INTERRATA ESISTENTE |
| | TUBAZIONE ANELLO IDRANTI IN VISTA | | TUBAZIONE ANELLO IDRANTI IN VISTA ESISTENTE |
| | TUBAZIONE ALIMENTAZIONE VASCA ANTINCENDIO | | GENERATORE A COMBUSTIBILE GASSOSO |
| | SGANCIO ELETTRICO D'EMERGENZA | | CENTRALINA ALLARME E RILEVAZIONE FUMI |
| | PERCORSO DI USCITA ORIZZONTALE | | LOCALE DOTATO DI RILEVAZIONE FUMI |
| | PERCORSO DI USCITA VERSO IL BASSO | | PARETI REI |
| | PERCORSO DI USCITA VERSO L'ALTO | | PORTE REI |
| | SPAZIO CALMO | | CANALE DI ASPIRAZIONE PEROSSIDO |
| | COLONNA MONTANTE ASCENDENTE | | CANALE DI ASPIRAZIONE TANGIT |
| | COLONNA MONTANTE DISCENDENTE | | CANALE DI ASPIRAZIONE ARALDITE |
| | TUBAZIONE COMBUSTIBILE IN VISTA | | EVACUATORE DI FUMI A SHED |
| | TUBAZIONE COMBUSTIBILE INTERRATA | | INFISSO AD APERTURA AUTOMATICA |
| | VALVOLA INTERCETTIBILE INTERRATA | | PANNELLO DI CONTROLLO |
| | SGANCIO DI EMERGENZA | | RILEVATORE DI FUMO |

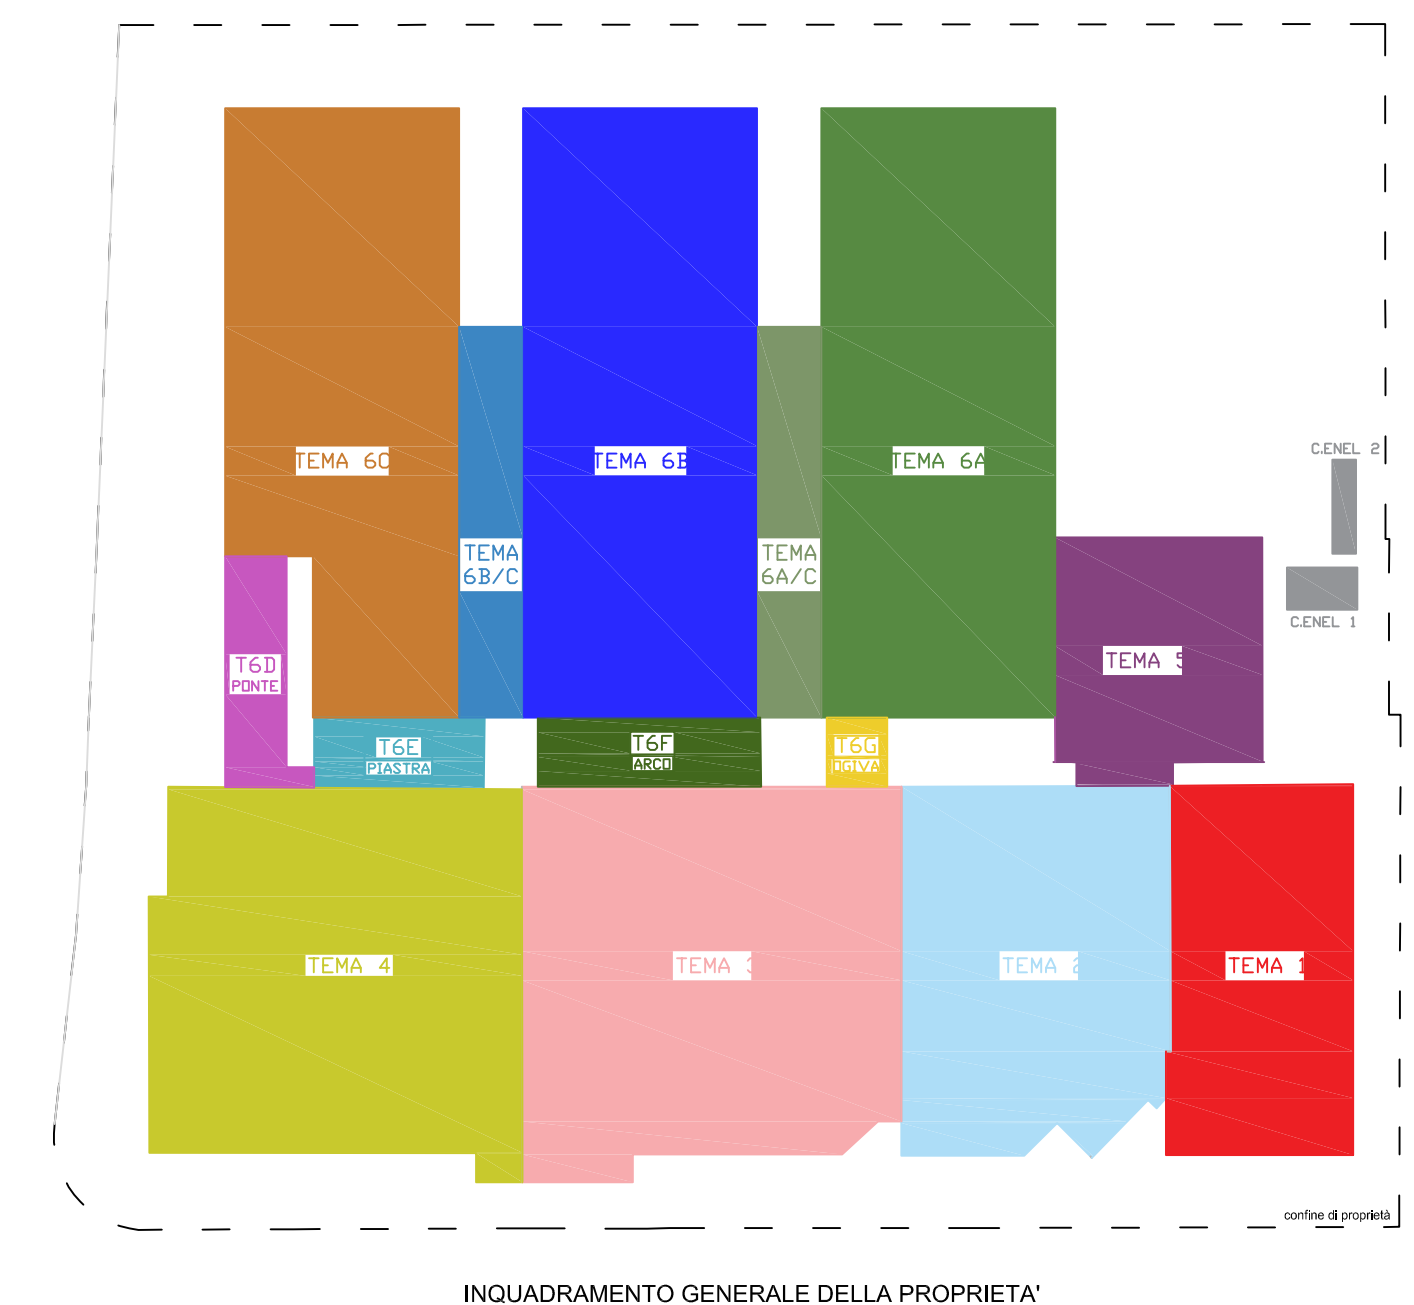

INQUADRAMENTO GENERALE DELLA PROPRIETA'

**REGIONE EMILIA ROMAGNA
UNIONE DELLA ROMAGNA FAENTINA
COMUNE DI FAENZA**

VARIANTE AL RUE
IN BASE ALL'ART. 53 COMMA 1 LETTERA B DELLA L.R.
24/2017

**INTERVENTO DI AMPLIAMENTO
STABILIMENTO INDUSTRIALE PER LA SEDE
DI TEMA SINERGIE S.P.A.
IN VIA MALPIGHI 120 - FAENZA**

**PROGETTO
DEFINITIVO**
TEMA 1 - 6
ELABORATI F - PROGETTO
TAVOLA F.4

STATO DI PROGETTO
SEZIONI E PROSPETTI
SCALA 1:200

COMMITTENTE
TEMA SINERGIE S.P.A.
VIA MALPIGHI,120 - 48018 FAENZA (RA)
P.p.v. dott. Ing. Luciano Piacastelli
in qualità di presidente della società

PROGETTISTA PREVENZIONE INCENDI
Ing. Alfio Francesconi

firmata digitalmente