
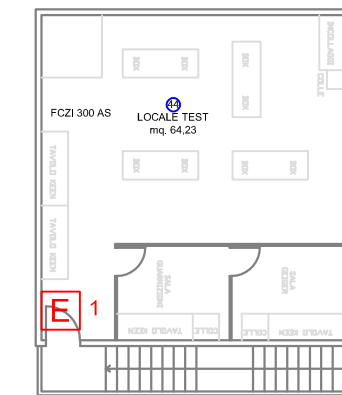



Via Malpighi

Via Malpighi

Via Malpighi

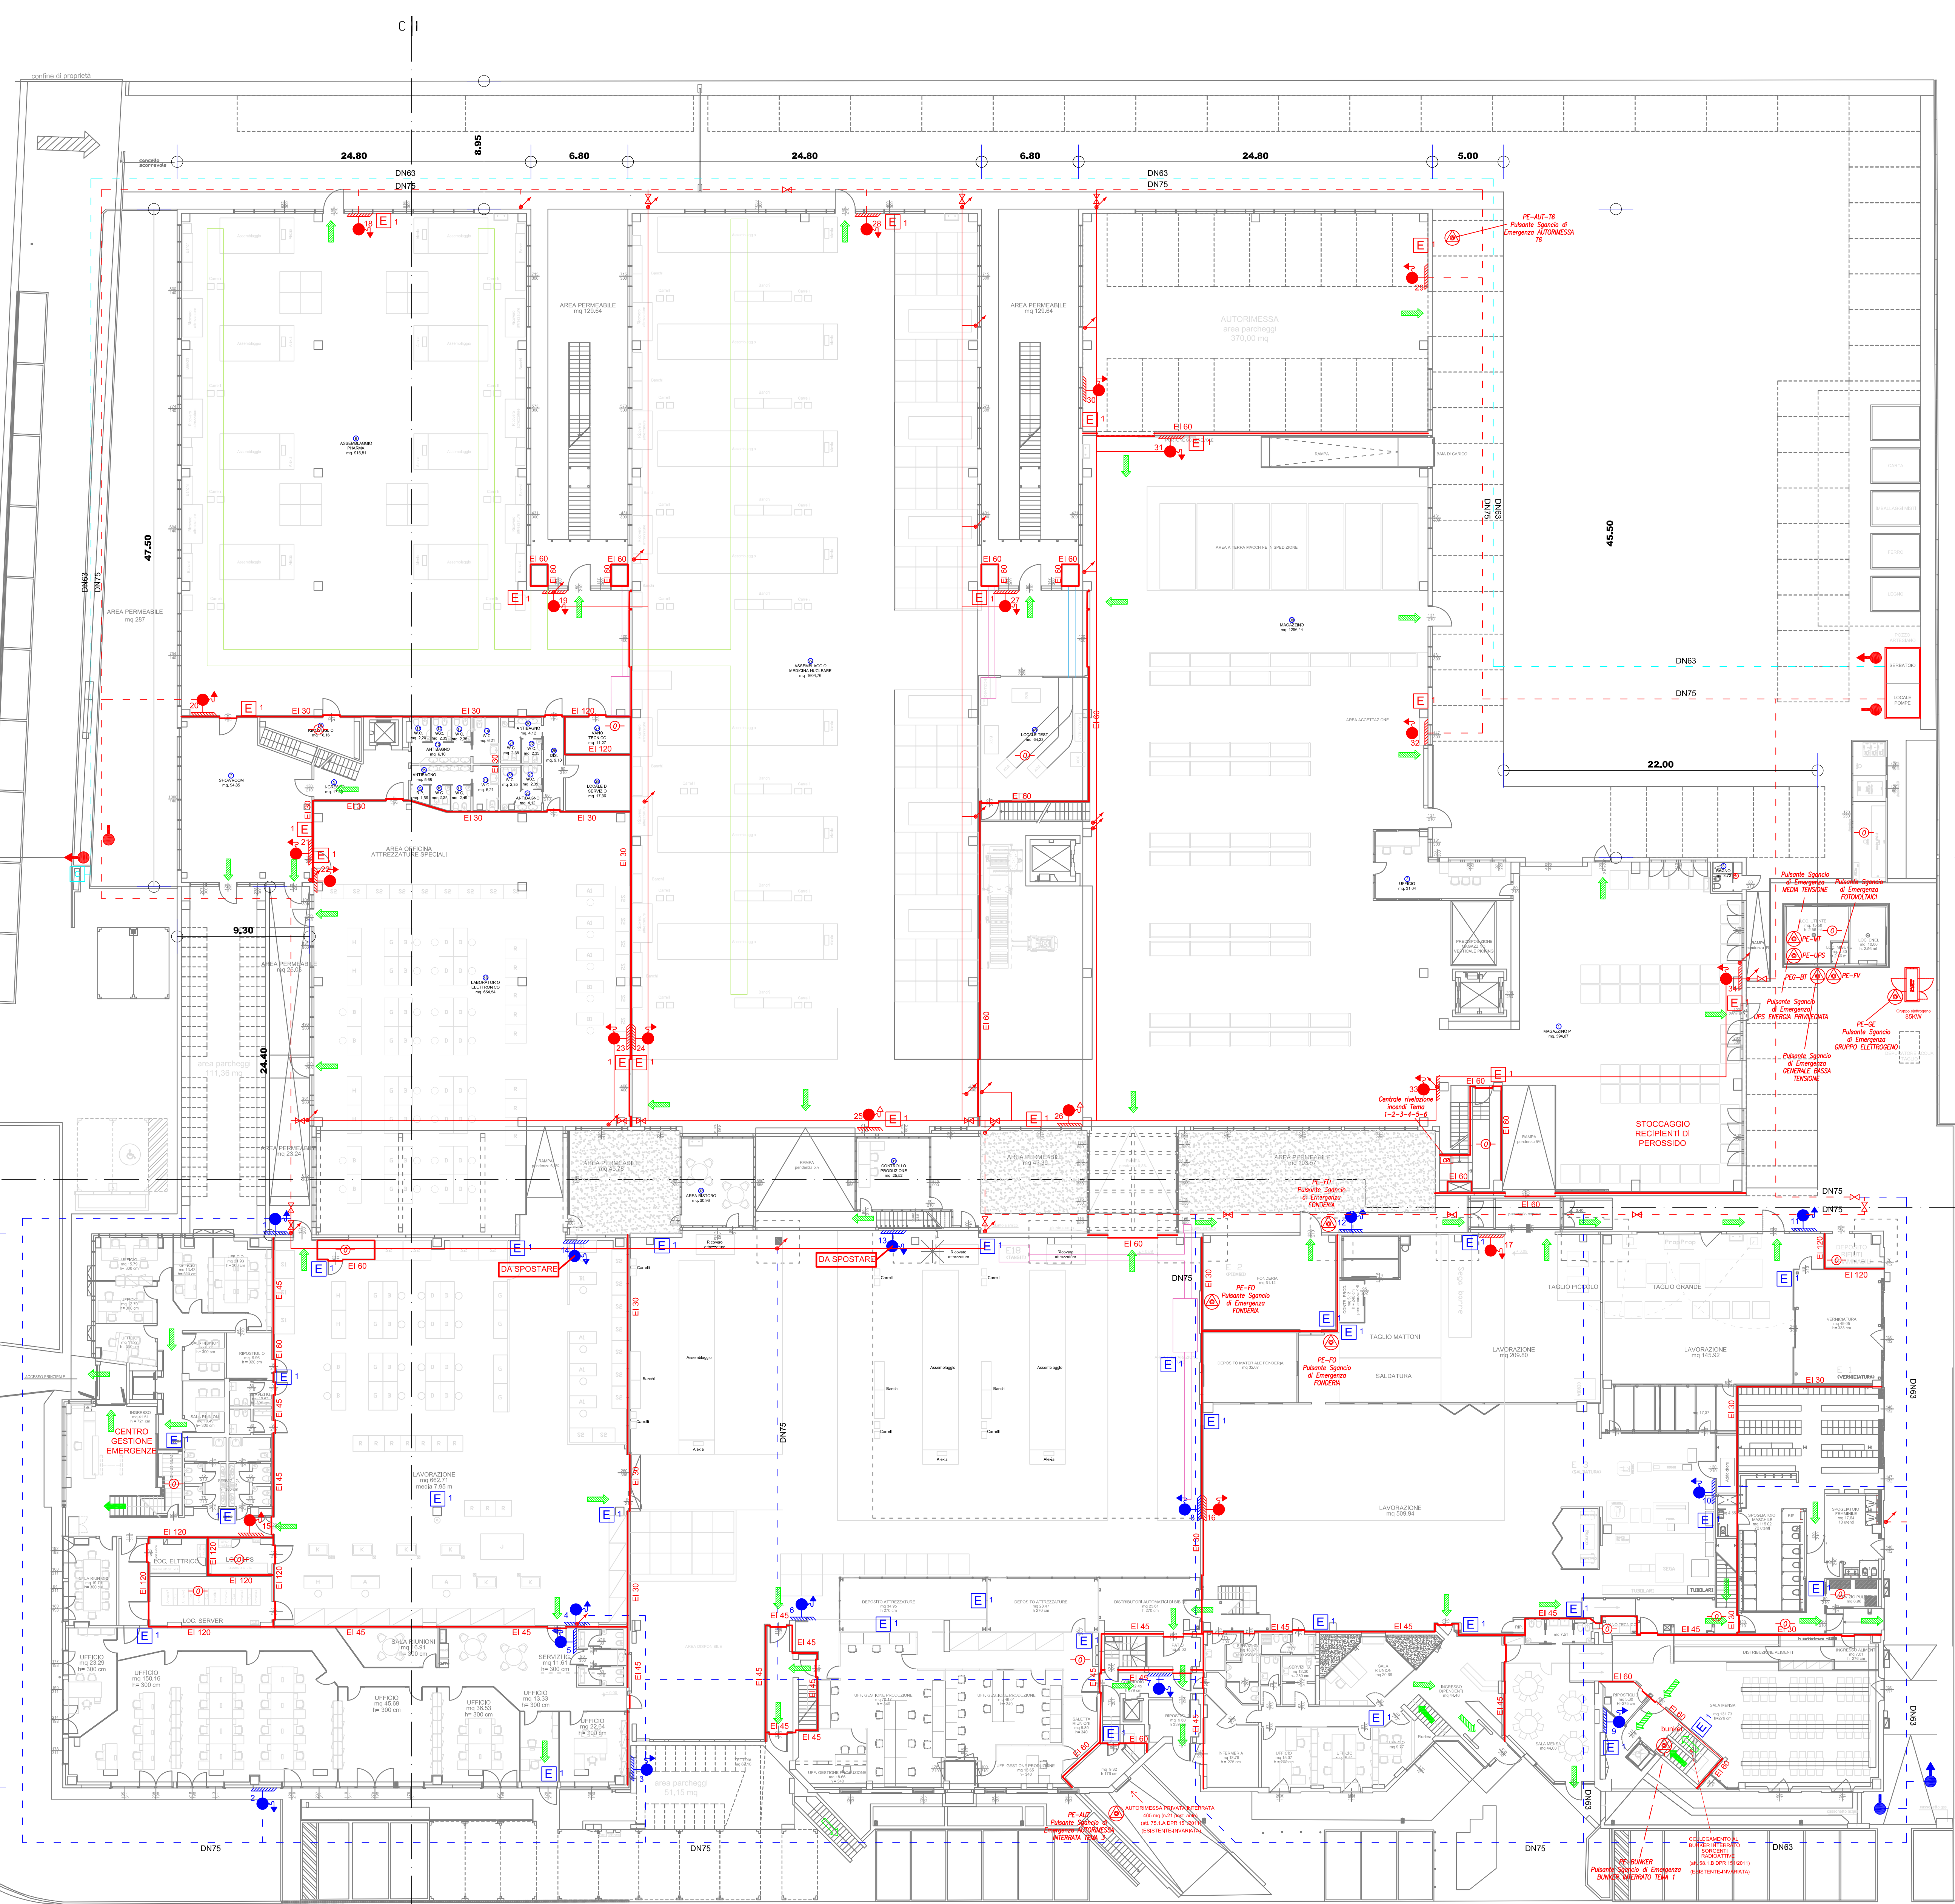


PIANTA PIANO SOPPALCO LOC.43

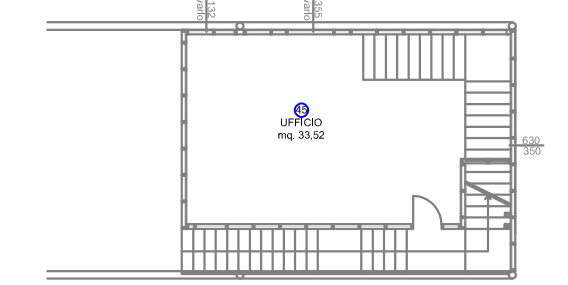

PIANTA PIANO SOPPALCO LOC.31

LEGENDA SIMBOLI VVF E SEGNALETICA DI SICUREZZA

	ESTINTORE PORTATILE A POLVERE		IDRANTE A MURO UNI45
	ESTINTORE PORTATILE A POLVERE ESISTENTE		IDRANTE A MURO UNI45 ESISTENTE
	ATTACCO VVF UNI 70		IDRANTE UNI 70 PRESA VVF
	ATTACCO VVF UNI 70 ESISTENTE		IDRANTE UNI 70 PRESA VVF ESISTENTE
	TUBAZIONE ANELLO IDRANTI INTERRATA		TUBAZIONE ANELLO IDRANTI INTERRATA ESISTENTE
	TUBAZIONE ANELLO IDRANTI IN VISTA		TUBAZIONE ANELLO IDRANTI IN VISTA ESISTENTE
	TUBAZIONE ALIMENTAZIONE VASCA ANTINCENDIO		GENERATORE A COMBUSTIBILE GASSOSO
	SGANCIO ELETTRICO D'EMERGENZA		CENTRALINA ALLARME E RILEVAZIONE FUMI
	PERCORSO DI USCITA ORIZZONTALE		LOCALE DOTATO DI RILEVAZIONE FUMI
	PERCORSO DI USCITA VERSO IL BASSO		PARETI REI
	PERCORSO DI USCITA VERSO L'ALTO		PORTE REI
	SPAZIO CALMO		CANALE DI ASPIRAZIONE PEROSSIDO
	COLONNA MONTANTE ASCENDENTE		CANALE DI ASPIRAZIONE TANGIT
	COLONNA MONTANTE DISCENDENTE		CANALE DI ASPIRAZIONE ARALEDITE
	TUBAZIONE COMBUSTIBILE IN VISTA		EVAUATORE DI FUMI A SHED
	TUBAZIONE COMBUSTIBILE INTERRATA		INFISSO AD APERTURA AUTOMATICA
	VALVOLA INTERCETTAZIONE COMBUSTIBILE		PANNELLO DI CONTROLLO
	SGANCIO DI EMERGENZA		RILEVATORE DI FUMO

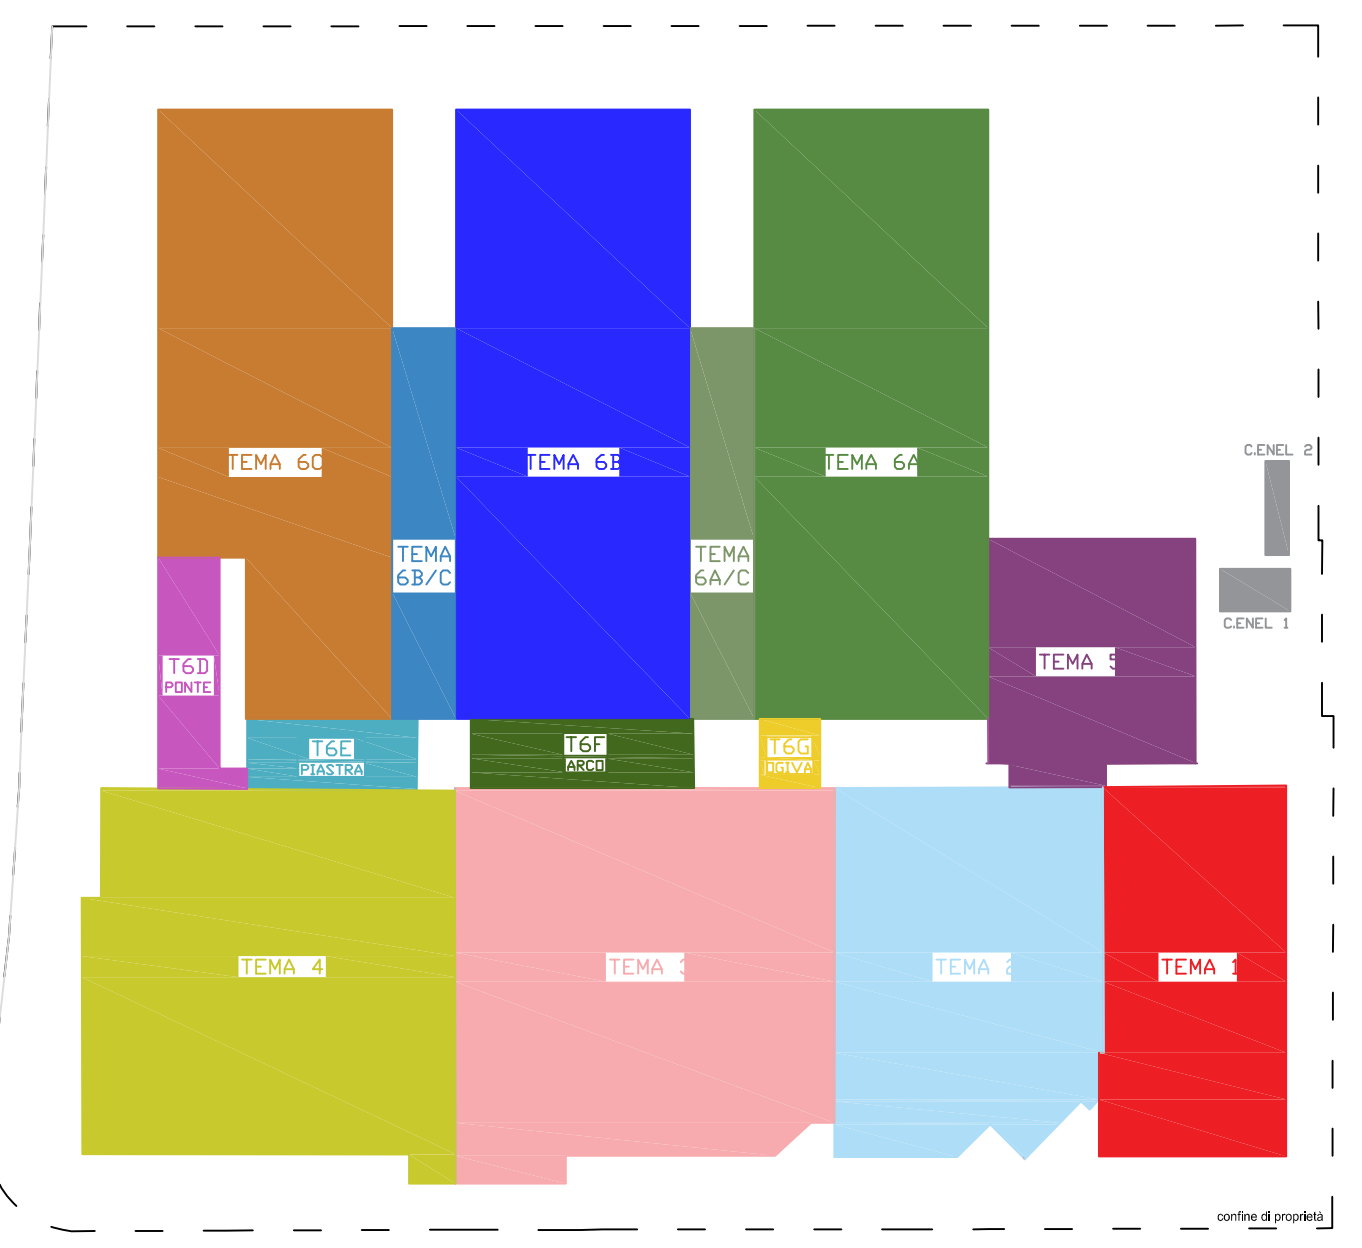

INQUADRAMENTO GENERALE DELLA PROPRIETA'

REGIONE EMILIA ROMAGNA
UNIONE DELLA ROMAGNA FAENTINA
COMUNE DI FAENZA

Comune di Faenza

VARIANTE AL RUE
IN BASE ALL'ART. 53 COMMA 1 LETTERA B DELLA L.R. 24/2017

INTERVENTO DI AMPLIAMENTO STABILIMENTO INDUSTRIALE PER LA SEDE DI TEMA SINERGIE S.P.A.
IN VIA MALPIGHI 120 - FAENZA

PROGETTO DEFINITIVO
TEMA 1 - 6

ELABORATI F - PROGETTO TAVOLA F.1

STATO DI PROGETTO
PIANTA PIANO TERRA
SCALA 1:200

COMMITTENTE
TEMA SINERGIE S.P.A.
VIA MALPIGHI, 120 - 48018 FAENZA (RA)
P.r.v. dott. Ing. Luciano Piancastelli
in qualità di presidente della società

PROGETTISTA PREVENZIONE INCENDI
Ing. Alfio Francesconi

firmata digitalmente