



PARTICOLARE NICCHIA - SCALA 1:20

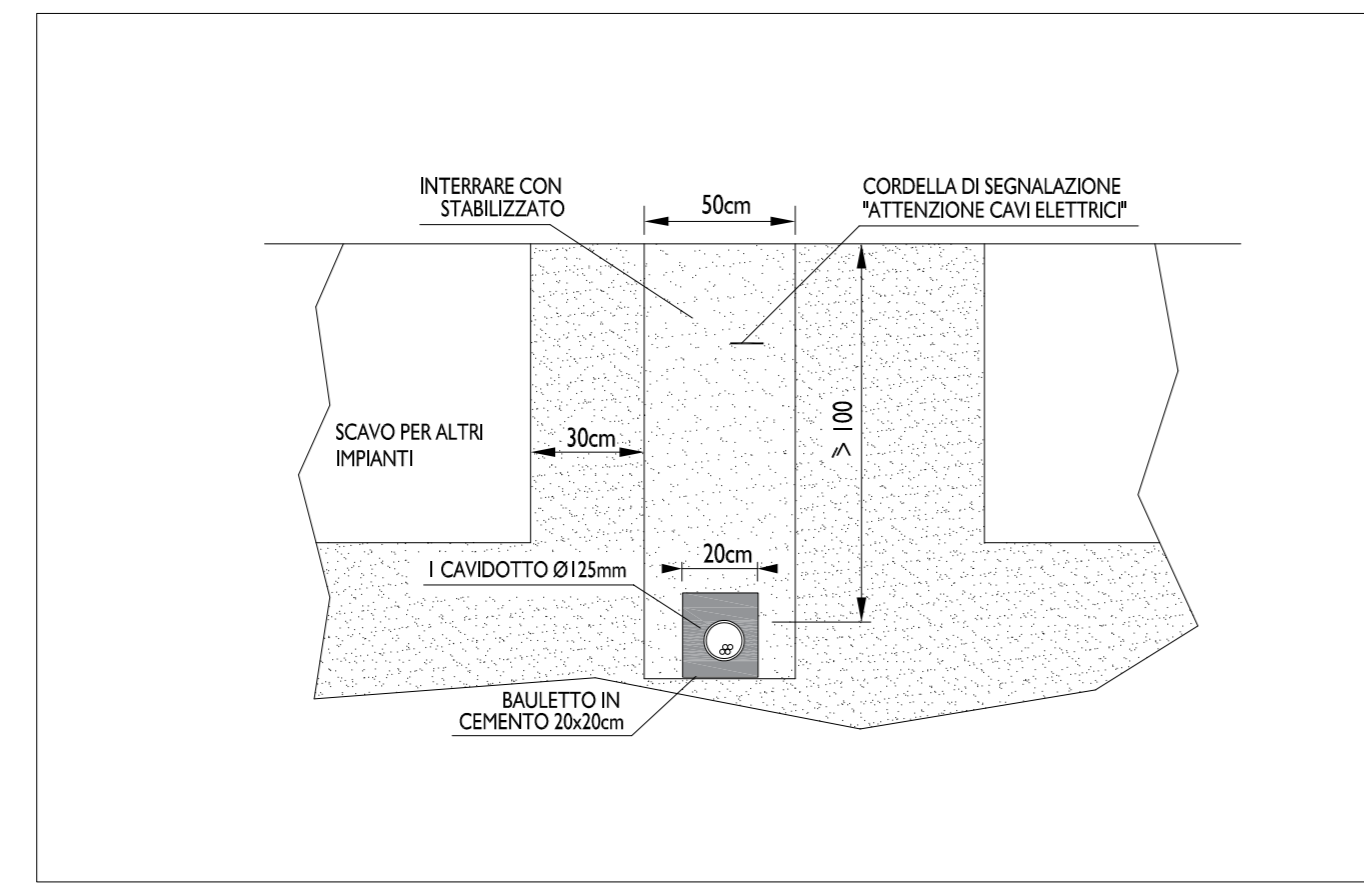

PARTICOLARE SCAVO ILLUMINAZIONE SCALA 1:20

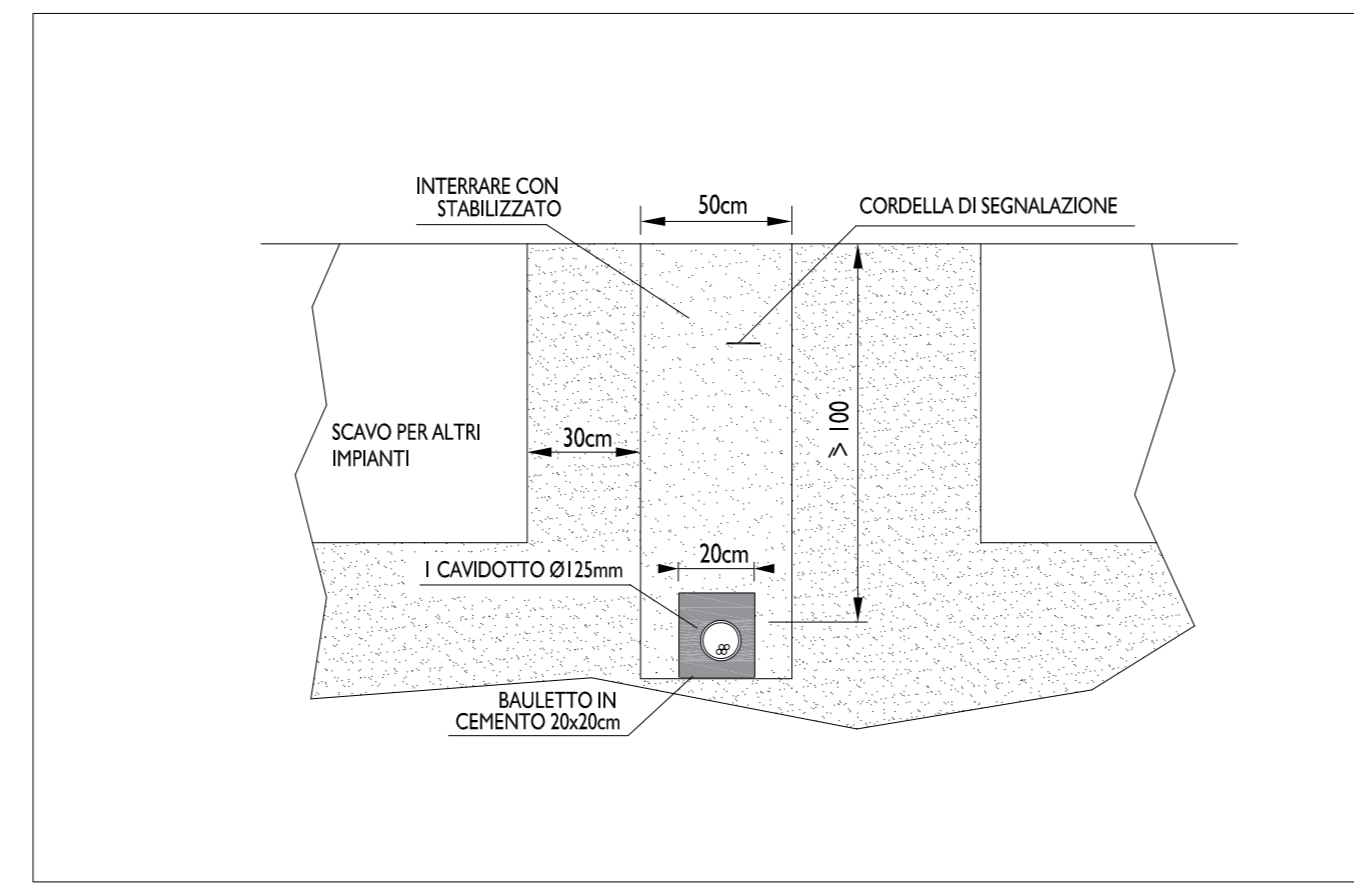


PARTICOLARE SCAVO RETE CABLAGGIO SCALA 1:20


LEGENDA CORPI ILLUMINANTI					
SIMBOLO	DESCRIZIONE	LAMPADA	DATI	TIPO	FOTO
	Proiettore a led installato su palo H=7m L=1 m con mezzanotte virtuale	LED 3000K	40,5W IP66 CLASS E 4400 Lumens	PHILIPS UNISTRREET GEN 2 (80°) LED 3000-4500K OTTICA DW10	

LEGENDA SIMBOLI IMPIANTO ELETTRICO	
	Palo illuminazione pubblica
	Cavo elettrico per distribuzione impianto forza motrice (f.m.)
	Cavidotto interrato per distribuzione impianto forza motrice (f.m.)
	Pozzetti per distribuzione impianto forza motrice (f.m.)
	Quadro elettrico di distribuzione
	Quadro elettrico di distribuzione
	Dispensore di terra


LEGENDA SIMBOLI IMPIANTO ELETTRICO	
	Cavidotto interrato per distribuzione rete cablaggio fibra
	Pozzetti per distribuzione impianto rete cablaggio fibra

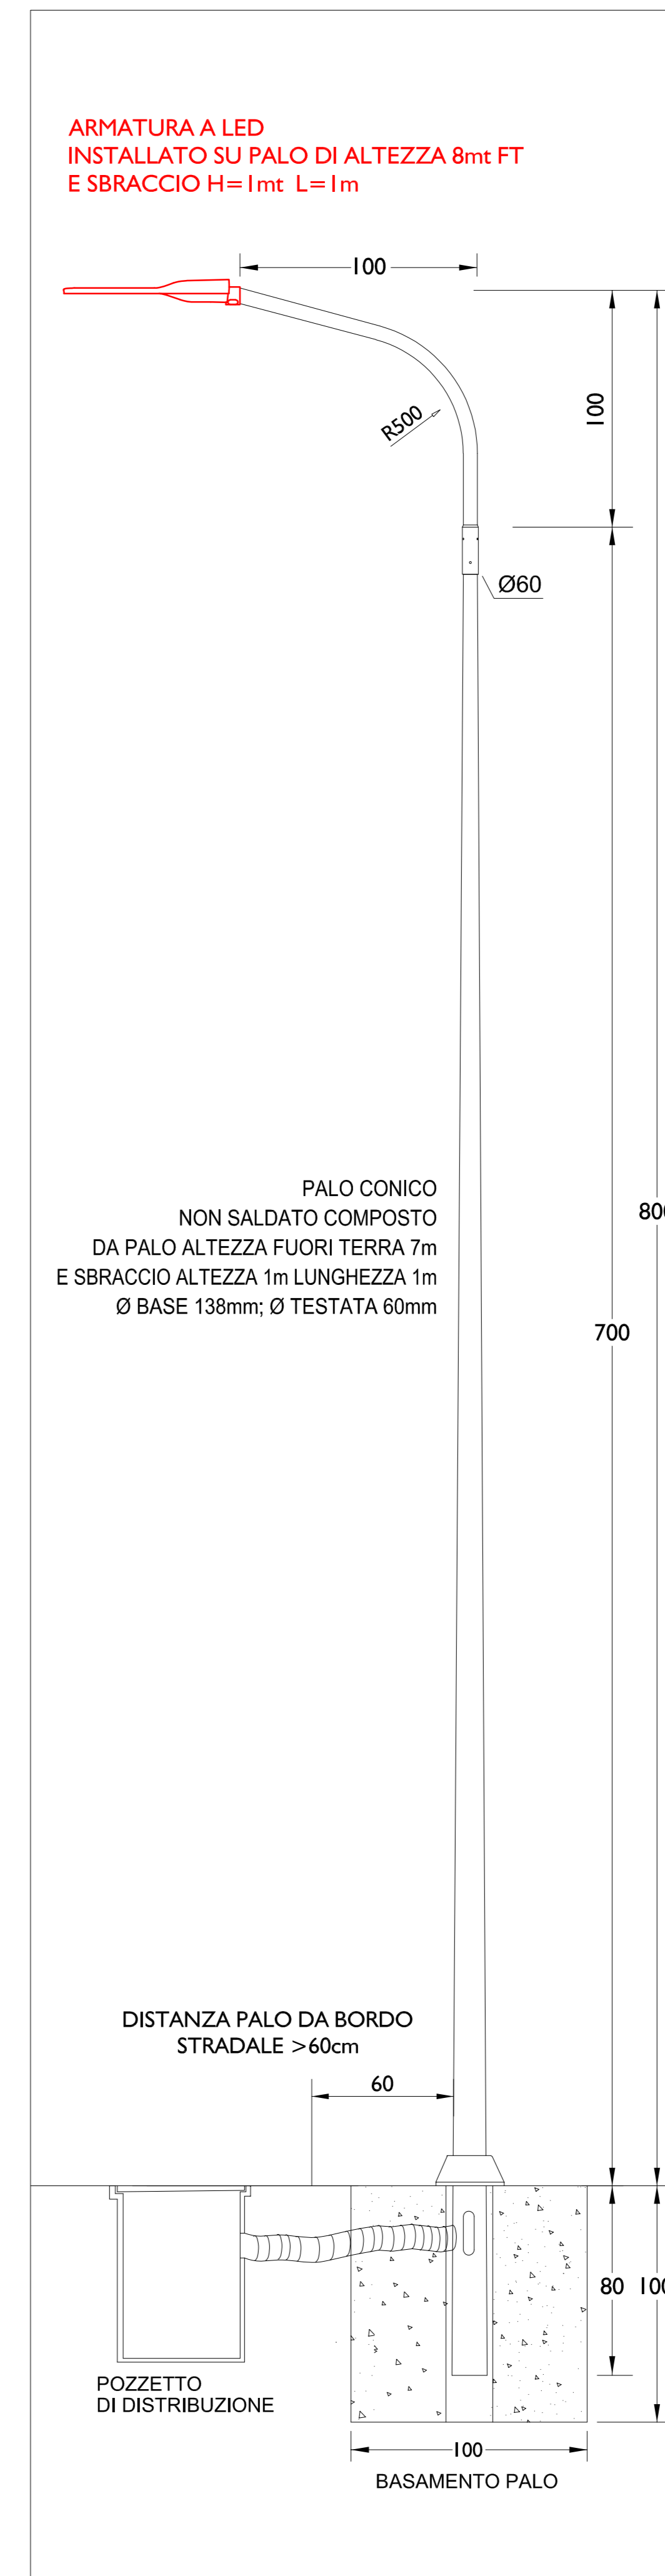


PARTICOLARE PALO - SCALA 1:20

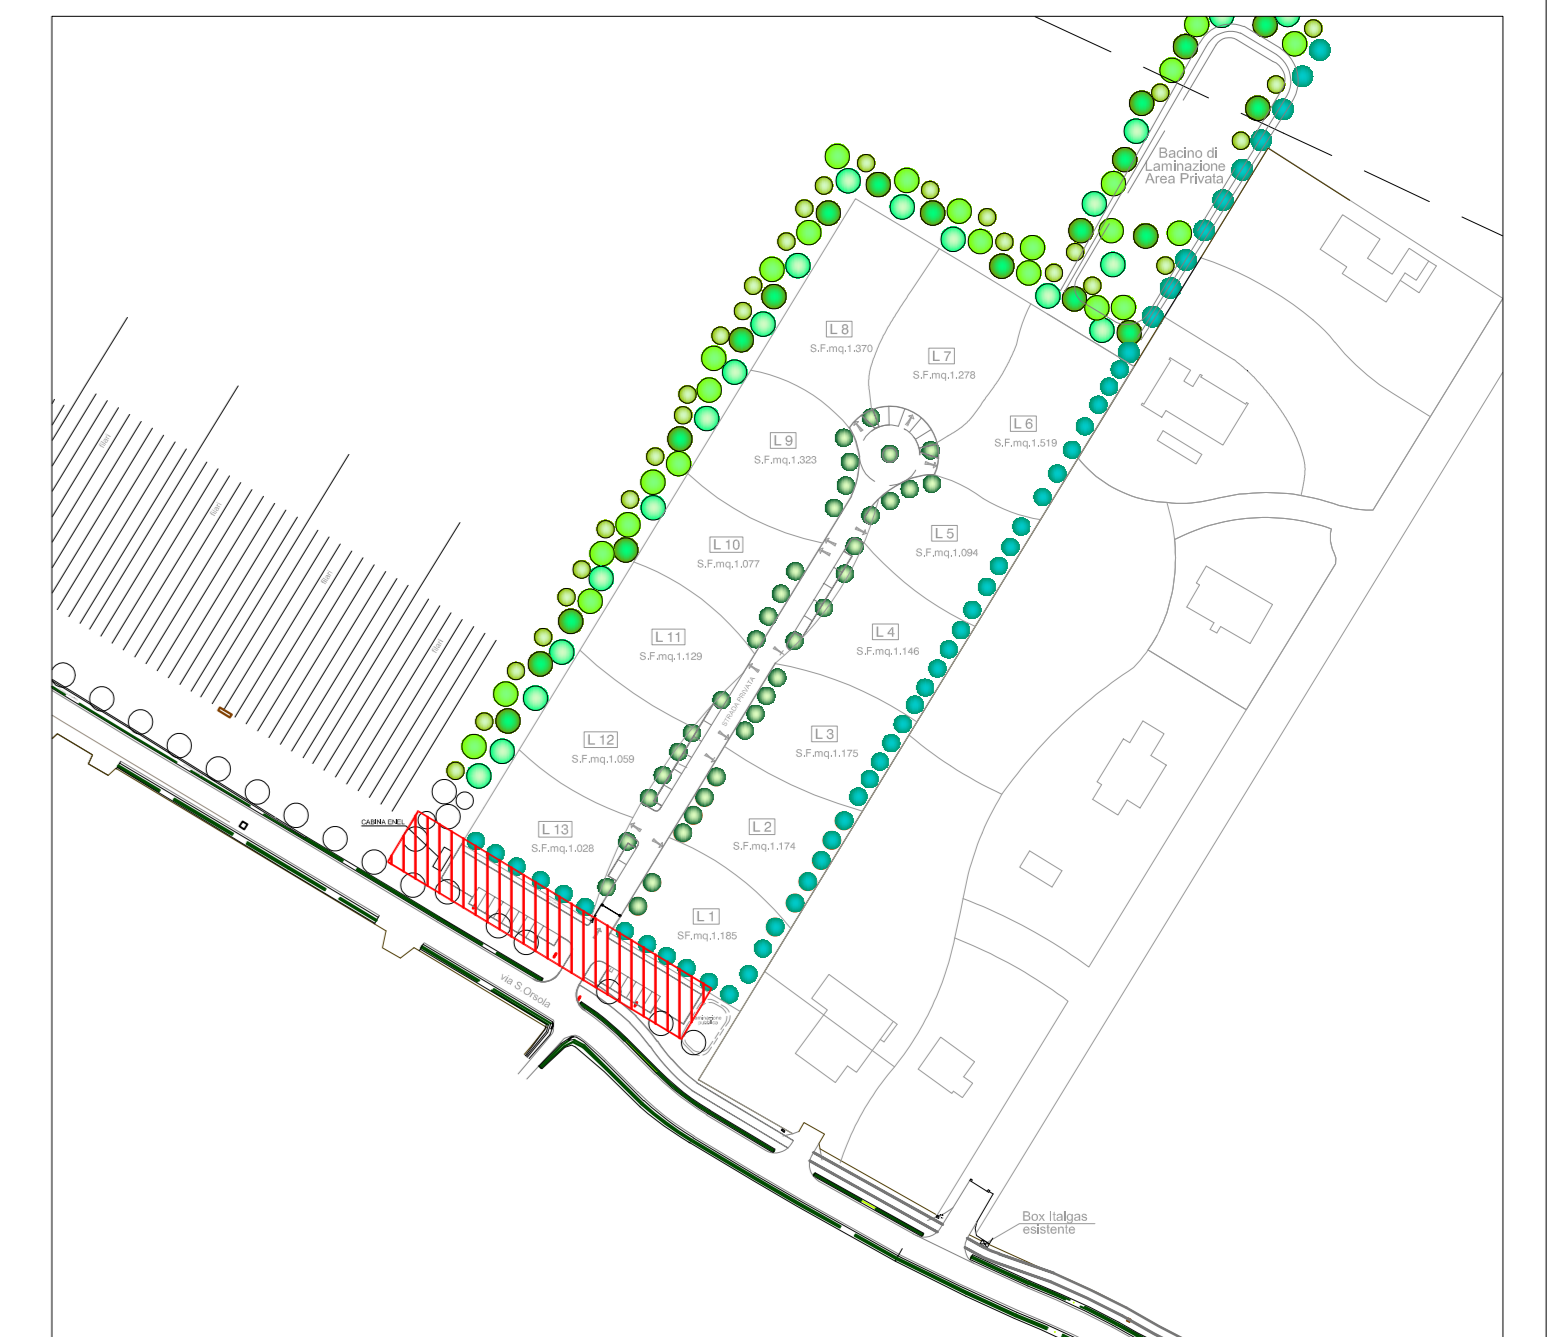

AREA DI INTERVENTO - SCALA 1:2000

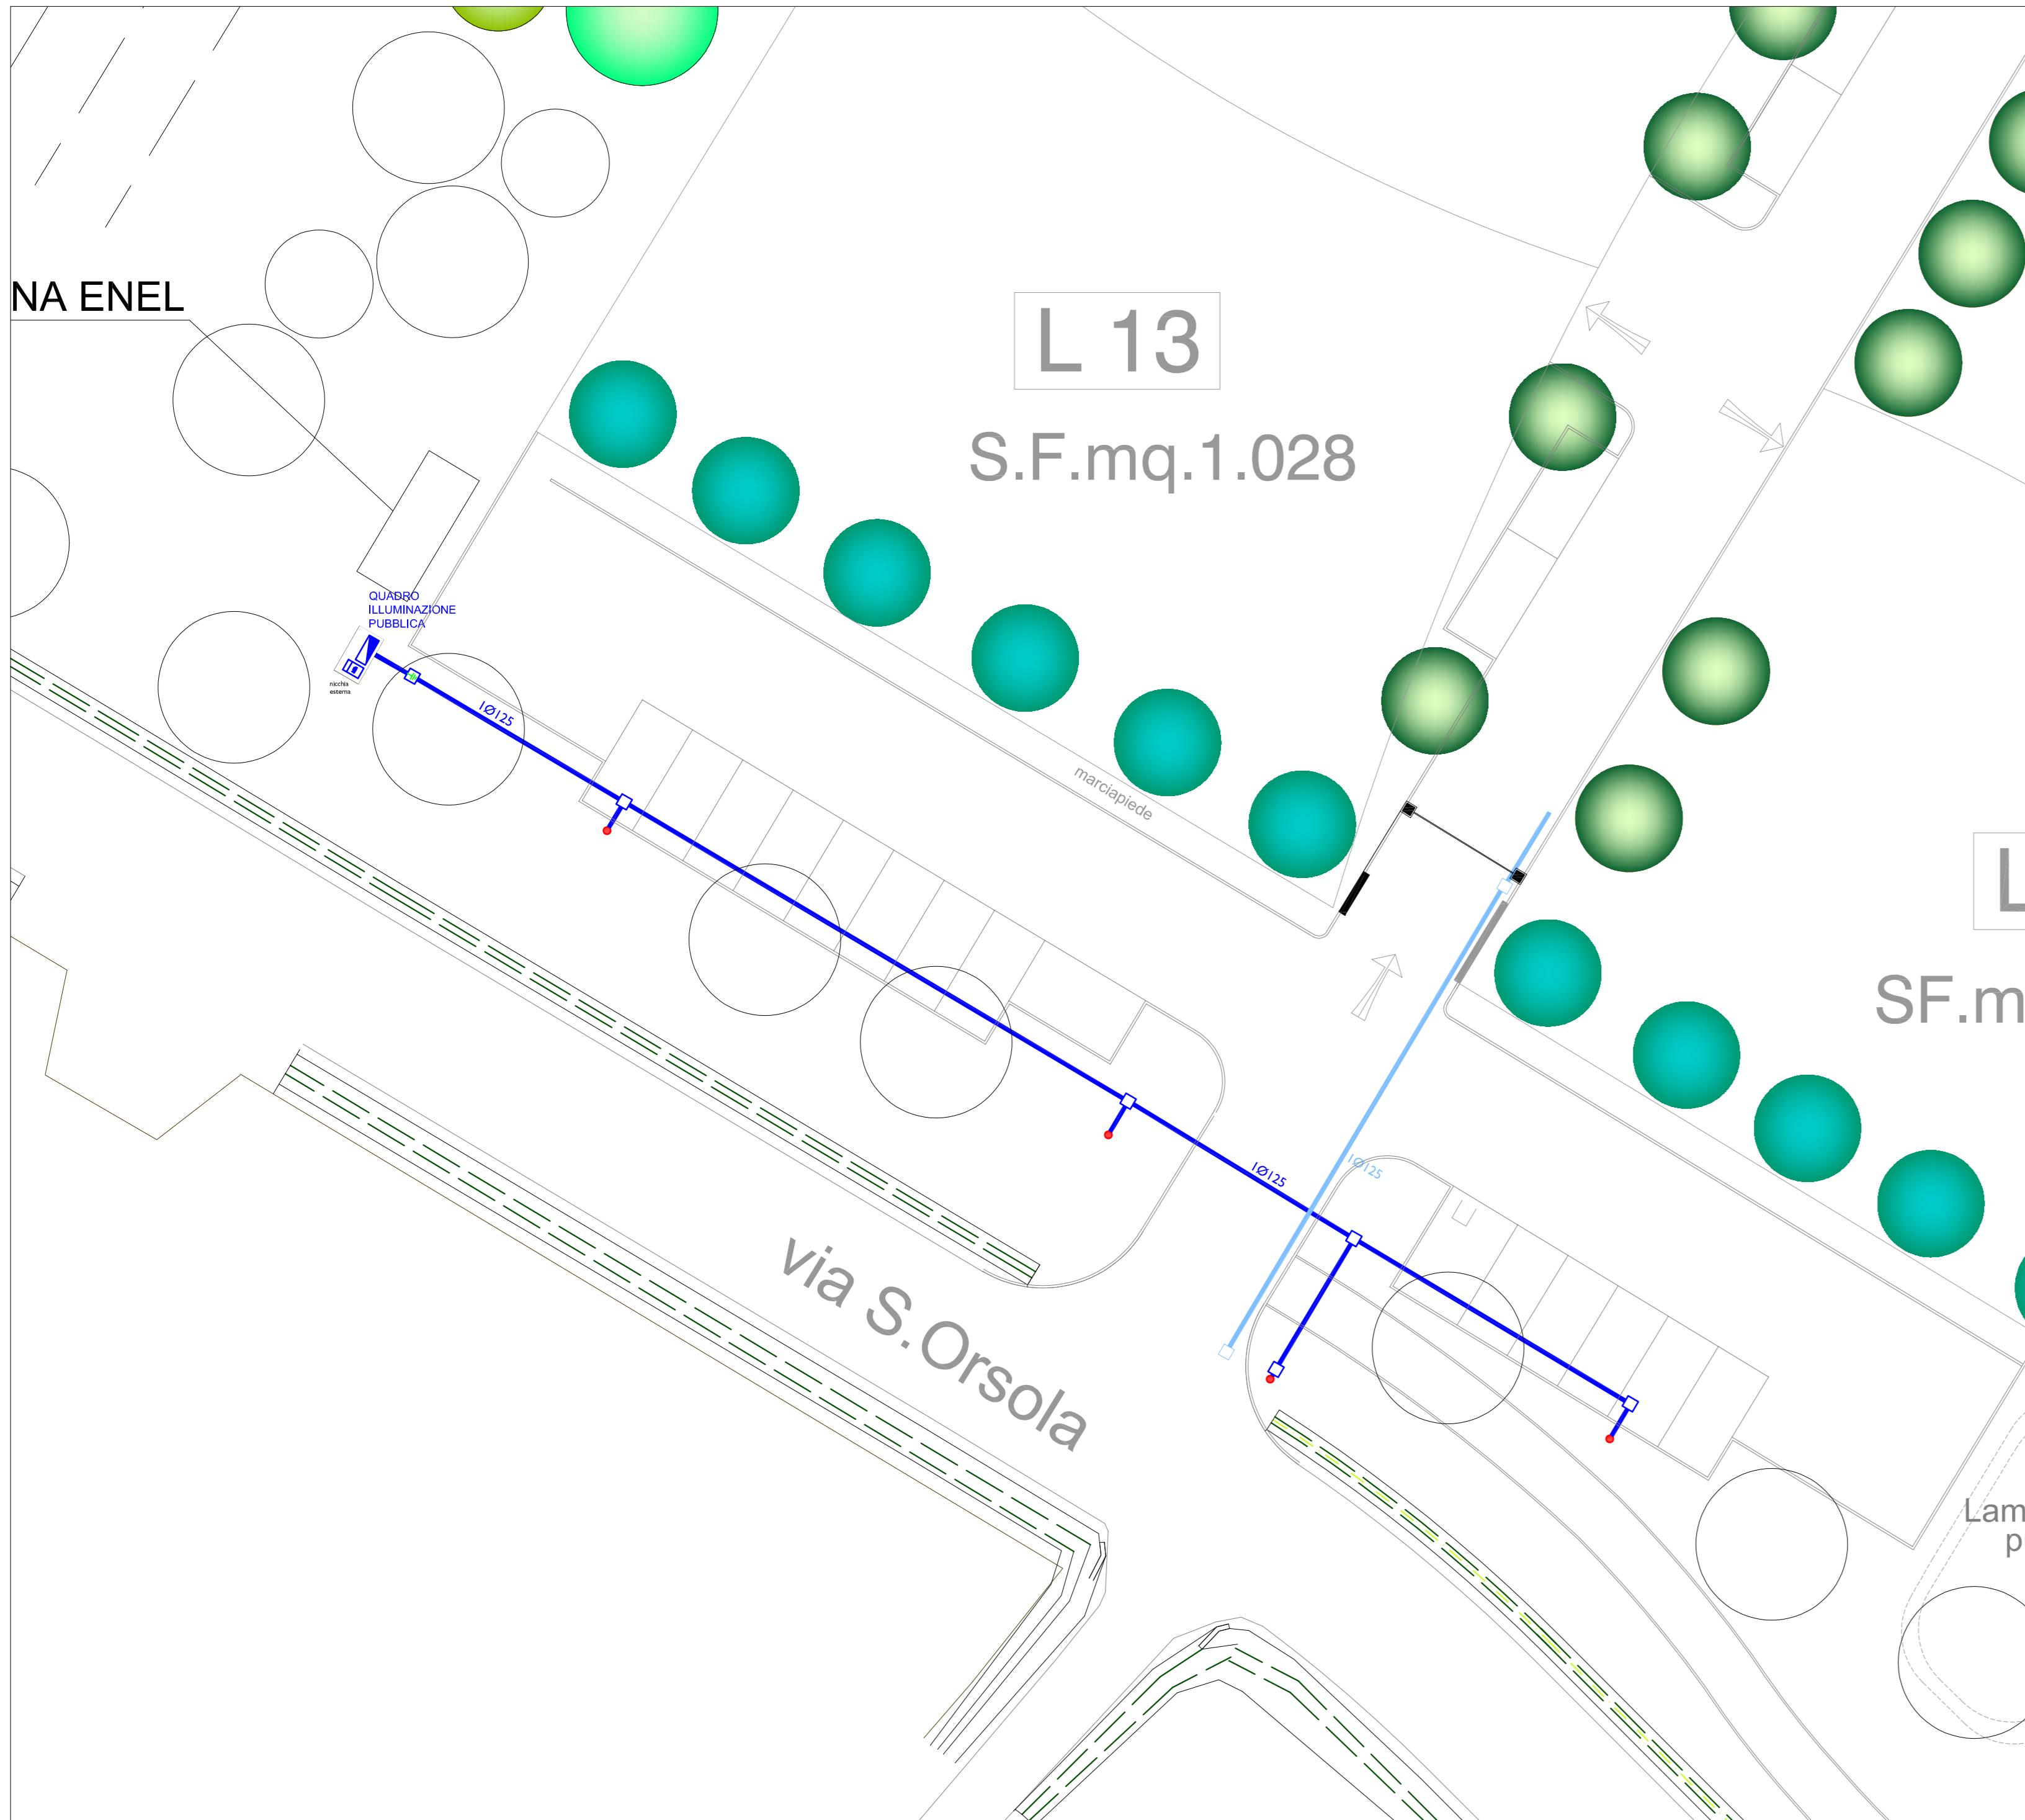

PLANIMETRIA OPERE EDILI - SCALA 1:200

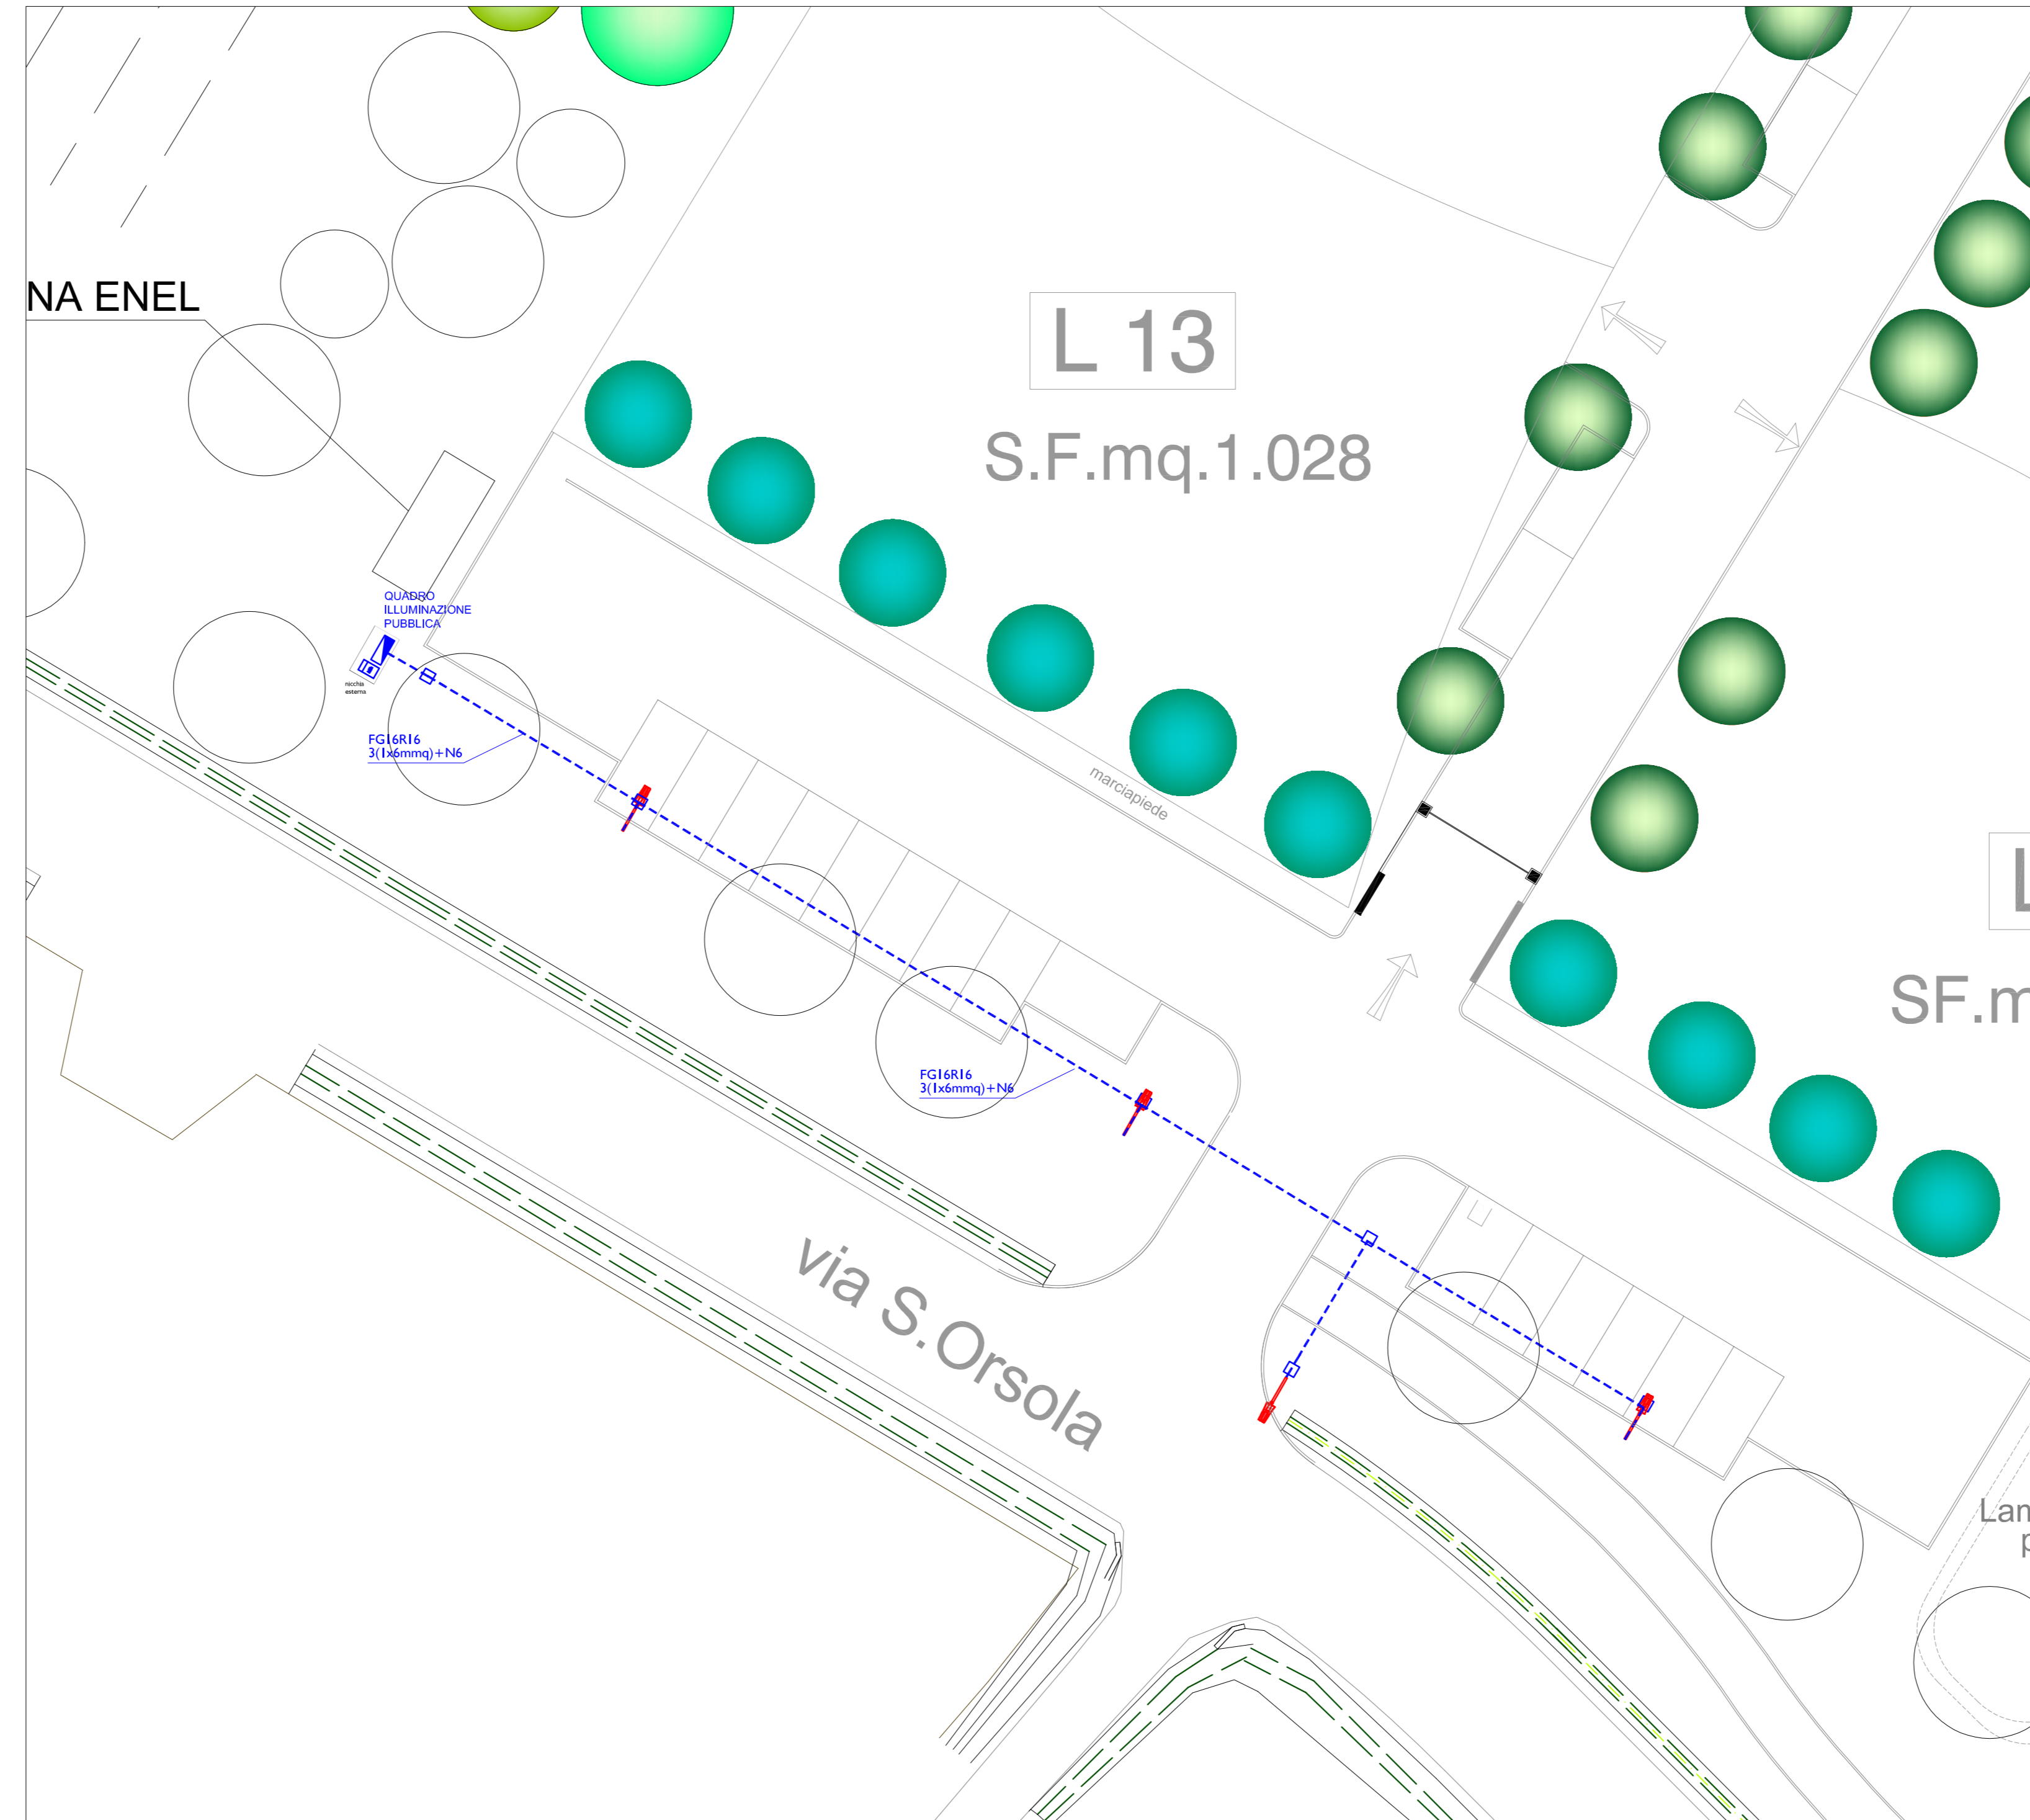

PLANIMETRIA OPERE ELETTRICHE - SCALA 1:200

AU20b UNIONE DELLA ROMAGNA FAENTINA
Comune di Faenza

Studio Tecnico geom.CAVINA-MONTEVECCHI
corso Matteotti 27 arch.PAGANI fax 0546-680247
Faenza tel.0546-28197

PROPOSTA DI ACCORDO OPERATIVO
Ex art. 4 L.R. 24/2017 DELL'AREA DENOMINATA
"Via S.Orsola-Via Emilia" Ambito 02 del PSC

UBICAZIONE: Via S.Orsola

PROPRONTE NATURLANDIA S.N.C. di Bucci Stefano e Bentini Giovanni	Planimetria Illuminazione Area Pubblica
---	--

Con la consulenza specialistica di:
TOPOGRAFIA - Studio Tecnico Topografico Pianigelli Donatelli Guazzoni
GEOLOGIA - Ing. Corri Franca
INDAGINI ACUSTICHE-AMBIENTALI-VALSAT - Ing. Corri Franca
RETI DI FOGNATURA ACQUE BIANCHE E NERE - LAMINAZIONE - SPERIMENTAZIONE - Ing. Sestini Carlo
RETE ACQUEDOTTO - RETE GAS - Piana Ingegneria srl
ILLUMINAZIONE PUBBLICA E PRIVATA - Energia Studio di Progettazione e Pianificazione P.L. Nicolini Giuliano
STUDIO DEL TRAFFICO - Ing. Longhi Simona

PROGETTISTA: Per. Ind. GIULIANO RAMBELLI
Via Mazzini 303
46100 Faenza (RA)
Tel. 0546/681611 - Fax 0546/681631
email: aae@energia.it
www.energia.it