




LEGENDA SIMBOLI IMPIANTO ELETTRICO	
●	Predisposizione inserimento palo illuminazione pubblica
—	Cavidotto interrato per distribuzione impianto forza motrice (f.m.) con spazio predisposto per eventuale futura rete fibra ottica
□	Pozzetti per distribuzione impianto forza motrice (f.m.)



AREA DI INTERVENTO - SCALA 1:5000

PARTICOLARE SCAVO - SCALA 1:20

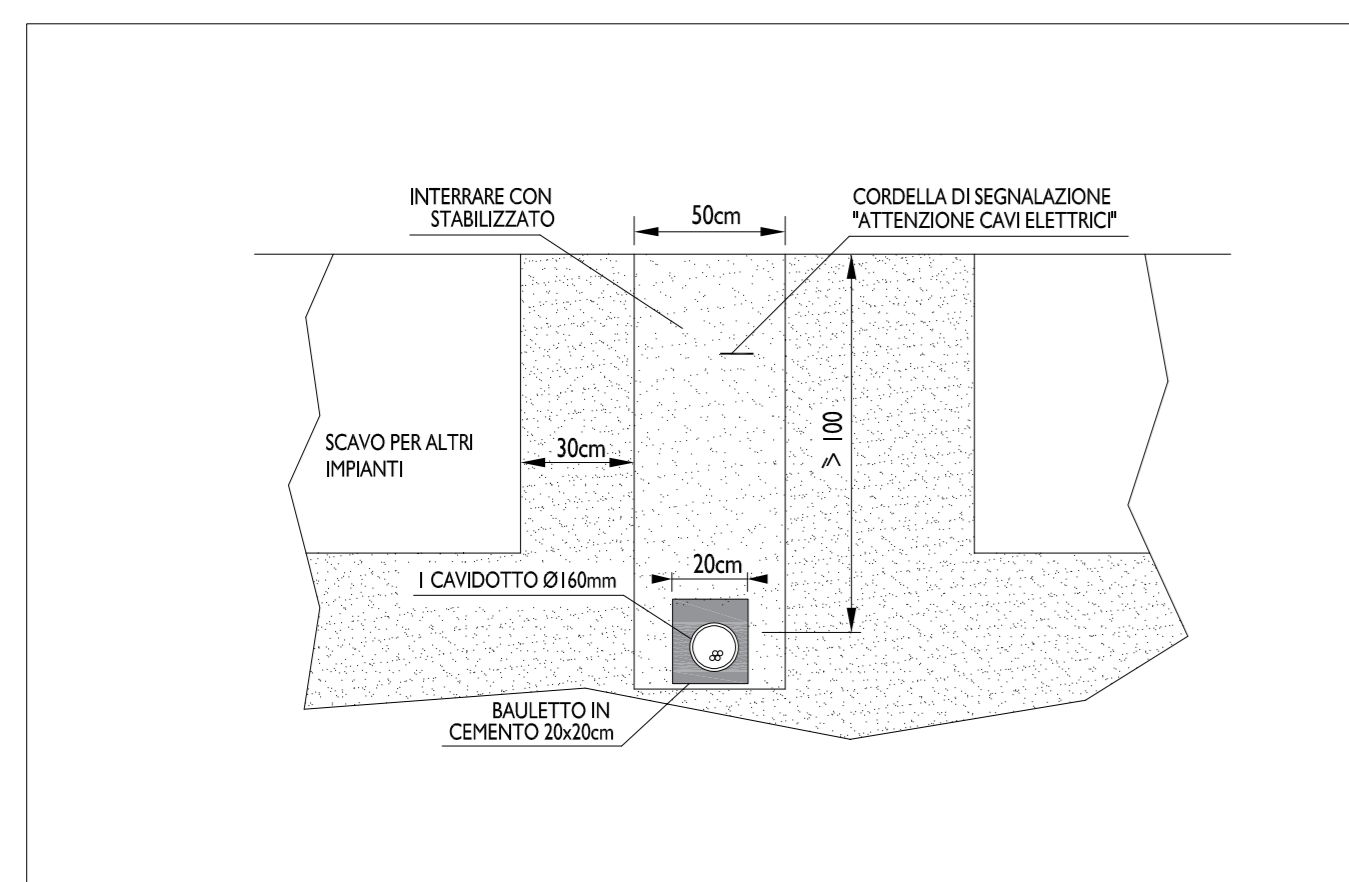

PLANIMETRIA OPERE EDILI - SCALA 1:1000

AV5a UNIONE DELLA ROMAGNA FAENTINA  
Comune di Faenza

Studio Tecnico geom.CAVINA-MONTEVECCHI

corso Matteotti 27 arch.PAGANI fax 0546-680247  
Faenza tel.0546-28197

PROPOSTA DI ACCORDO OPERATIVO  
Ex art. 4 L.R. 24/2017 DELL'AREA DENOMINATA  
"Via S.Orsola-Via Emilia" Ambito 02 del PSC

UBICAZIONE: Via S.Orsola

PROPONENTE  
NATURLANDIA S.N.C.  
di Buccì Stefano e Bentini Giovanni

Planimetria Opere Edili  
pista ciclo-pedonale

Foglio 145 Mappali 180parte-188parte-189parte-228parte-320parte-403parte-189parte  
Foglio 144 Mappali 122parte-171parte-170parte-140parte-141parte  
Foglio 145 Mappali 185parte-191parte  
Foglio 145 Mappali 400parte  
Foglio 145 Mappali 401parte-402parte-177parte-178parte-47parte  
Foglio 145 Mappali 187parte-191parte  
Foglio 145 Mappali 477parte-143parte

Con la consulenza specialistica di:  
TOPOGRAFIA - Studio Tecnico Topografico Pierluigi Donatelli Geometra  
- Dott. Geol. Massimo Stefano  
GEOLOGIA - Ing. Cori Franca  
INDAGINI ACUSTICHE-AMBIENTALI-VALSAT - Piana Ingegneria srl  
RETI DI FOGNATURA ACQUE BIANCHE - Ing. Borelli Carlo  
E NERE - LAMAZIONI - IDRAULICA - Piana Ingegneria srl  
RETE ACQUEDOTTO - RETE GAS - Ing. Borelli Carlo  
ILLUMINAZIONE PUBBLICA E PRIVATA - Energia Studio di Progettazione Implantistica P.L. Rambelli Giuliano  
STUDIO DEL TRAFFICO - Ing. Longhi Simona

Scala 1:20/1:1000 / 1:5000 - F.Plot: 1:1000 - Rif.: 19.522.02  
PROGETTISTA: Per. Ind. GIULIANO RAMBELLI  
V.le Marconi 30/3  
46018 Faenza (RA)  
Tel. 0546/84811 - Fax 0546/84810  
e-mail: energia@energia.it  
www.energia.it