

ANTICO INGRESSO
ALLA VILLA GHILANA

PUNTO DI
DERIVAZIONE DA
TELECOM ESISTENTE

ANTICO VALE DI ACCESSO

INTERVENTO DI RESTAURO
SCIENTIFICO PER LA VILLA
GHILANA E RISTRUTTURAZIONE
EDILITIA PER IL CORPO A
SERVIZIO

INTERVENTO DI REALIZZAZIONE DI
NUOVA UNITA' IMMOBILIARE DALLA
RIPULSAZIONE DEI VOLUMI
ESISTENTI IN VERDE PRIVATO

INTERVENTO DI RESTAURO E
RISANAMENTO CONSERVATIVO
CON REALIZZAZIONE DI 4
NUOVE UNITA' IMMOBILIARI E
NUOVO CORPO PER GARAGE
CON RIPULSAZIONE DEI
VOLUMI ESISTENTI

PROPRIETA' FONDAZIONE BERTONI

ACCESSO

INGRESSO
REINDO ALLA
VILLA
GHILANA

INGRESSI
GARAGE

ACCESSO
CARROZZE
PEDONALE

ACCESSO
CARROZZE
PEDONALE

COMUNE DI FAENZA
PROVINCIA DI RAVENNA

INTERVENTO COMUNE DI FAENZA –
AMBITO 4 – FIUME LAMONE –
VIA FIRENZE – AREA "GHILANA"

Committente: CO.ABI Società Cooperativa
Via Cavour, 30 – Faenza (RA)

Oggetto: PROGETTO DI IMPIANTO ELETTRICO
AI SENSI DEL D.M. 37/08

Progettista: Ponti Per. Ind. Piero

ELABORATO N. E1.1	PLANIMETRIA GENERALE RETI E-DISTRIBUZIONE E TIM	SCALA: 1:200			
RIF. 20-665-01		F.PLOT: 1:1			
FILE	REVISIONI	DATA	REALIZZATO	CONTROLLATO	
1	20-665-01 E1.1_V00	EMMISSIONE	GENNAIO-2021	RM	PP
2	20-665-01 E1.1_V01	AGGIORNAMENTO	AGOSTO-2021	RM	PP
3	20-665-01 E1.1_V02	AGGIORNAMENTO	SETTEMBRE-2021	RM	PP
4	20-665-01 E1.1_V03	AGGIORNAMENTO	SETTEMBRE-2021	RM	PP

energia
Studio di
PROGETTAZIONE
IMPIANTISTICA

Via Marconi 30/3
48018 Faenza (RA)
Tel. 0546/668163 – Fax 0546/686301
e-mail: energia@energia.ra.it
www.energia.ra.it

COMMITTENTI
LA TUA CASA S.R.L.
Via Soldata, 18
48018 FAENZA (RA)

CO.ABI Soc. Coop.
Via Cavour, 30
48018 FAENZA (RA)

PROGETTO
PROPOSTA DI ACCORDO OPERATIVO
EX ART. 4 DELLA L.R. 24 DEL 21/12/2017
COMUNE DI FAENZA - AMBITO 04 - FIUME LAMONE - VIA FIRENZE - AREA "GHILANA"

ESTRATTO DI MAPPA CATASTALE
SCALA 1:2000



FOGLIO 171, PARTICELLA 357

OGGETTO TAVOLA
RETI ENEL E
TELECOM

STATO
PROGETTO

TAVOLA 5.1
SCALA 1:200
DATA 28.07.23

PROGETTISTI
Arch. Riccardo Casamassima
Arch. Maria Cristina Violani
Geom. Andrea Bertoni


VIOLANI ASSOCIATI
ARCH. RICCARDO CASAMASSIMA - ING. GUIDO VIOLANI - ARCH. MARIA CRISTINA VIOLANI - GEOM. GIOVANNI VIOLANI
Via Bergamini, 6 - 48018 Faenza RA Italy - Tel (+39) 0546 699644 (r.a.) Fax (+39) 0546 699646
riccardo.casamassima@violaniasociati.it www.violaniasociati.it energia@violaniasociati.it

LEGENDA

	Cavidotto ENEL linea BT
	Cavidotto Telecom
	Pozzetti per distribuzione impianto Telecom
	Pozzetti per distribuzione impianto Enel
	Armadietto stradale Enel
	Colonnina telefonica

NOTA BENE:
LE TUBAZIONI ENEL B.T. VANNO POSATE SEMPRE A PROFONDITÀ MAGGIORE DI 1m SIA
SOTTO CARREGGIATA CHE SOTTO A MARCIAPIEDE.

PARTICOLARE INTERRAMENTO
CAVIDOTTI SOTTO IL MARCIAPIEDE

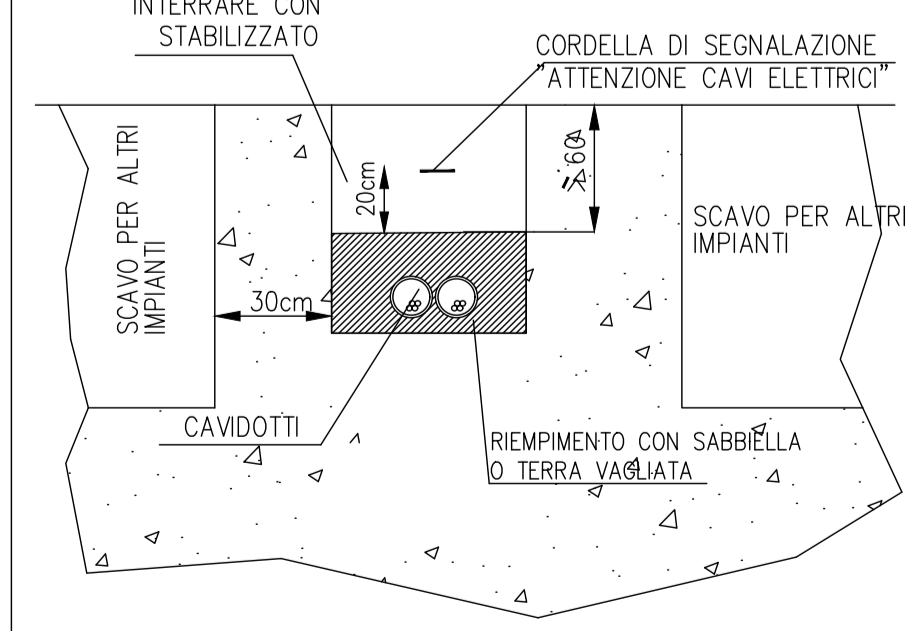

PARTICOLARE INTERRAMENTO
CAVIDOTTI SOTTO LA CARREGGIATA

