
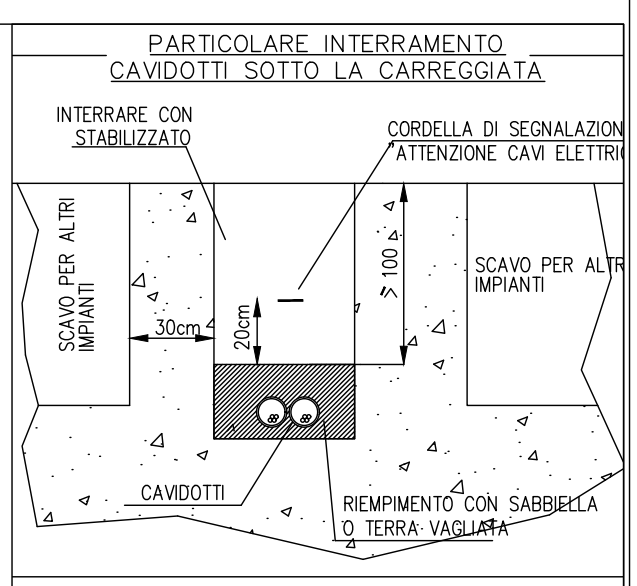
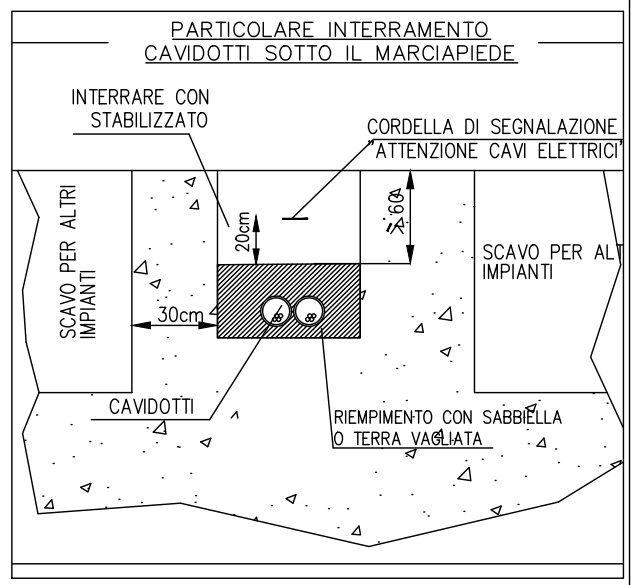


LEGENDA

	Cavidotto interrato per distribuzione impianto I.P.
	Cavidotto Fibra ottica
	Pozzetti per distribuzione impianto I.P.
	Pozzetti per distribuzione fibra ottica
	Armatura Led marca: AEC, mod: Eco Rays, mod: OF2H1 3000K, attacco testapala, scaricatori e dimmerazione in
	Armatura Led marca: AEC, mod: Eco Rays, mod: OF2H1 3000K, attacco con sbaraccio da 1m, scaricatori e dimm
	Armatura Led marca: AEC, mod: Eco Rays, mod: OF2H1 3000K, attacco con sbaraccio da 1m, scaricatori e dimm
	Armatura Led marca: AEC, mod: Italo 1, mod: OF6 OP-3000K, attacco testapala, scaricatori e dimmerazione in
	Segnale retroilluminato bifacciale led per sottolineare un pedonale. 60x60cm con attacco a bandiera per palo, mod: SLP60

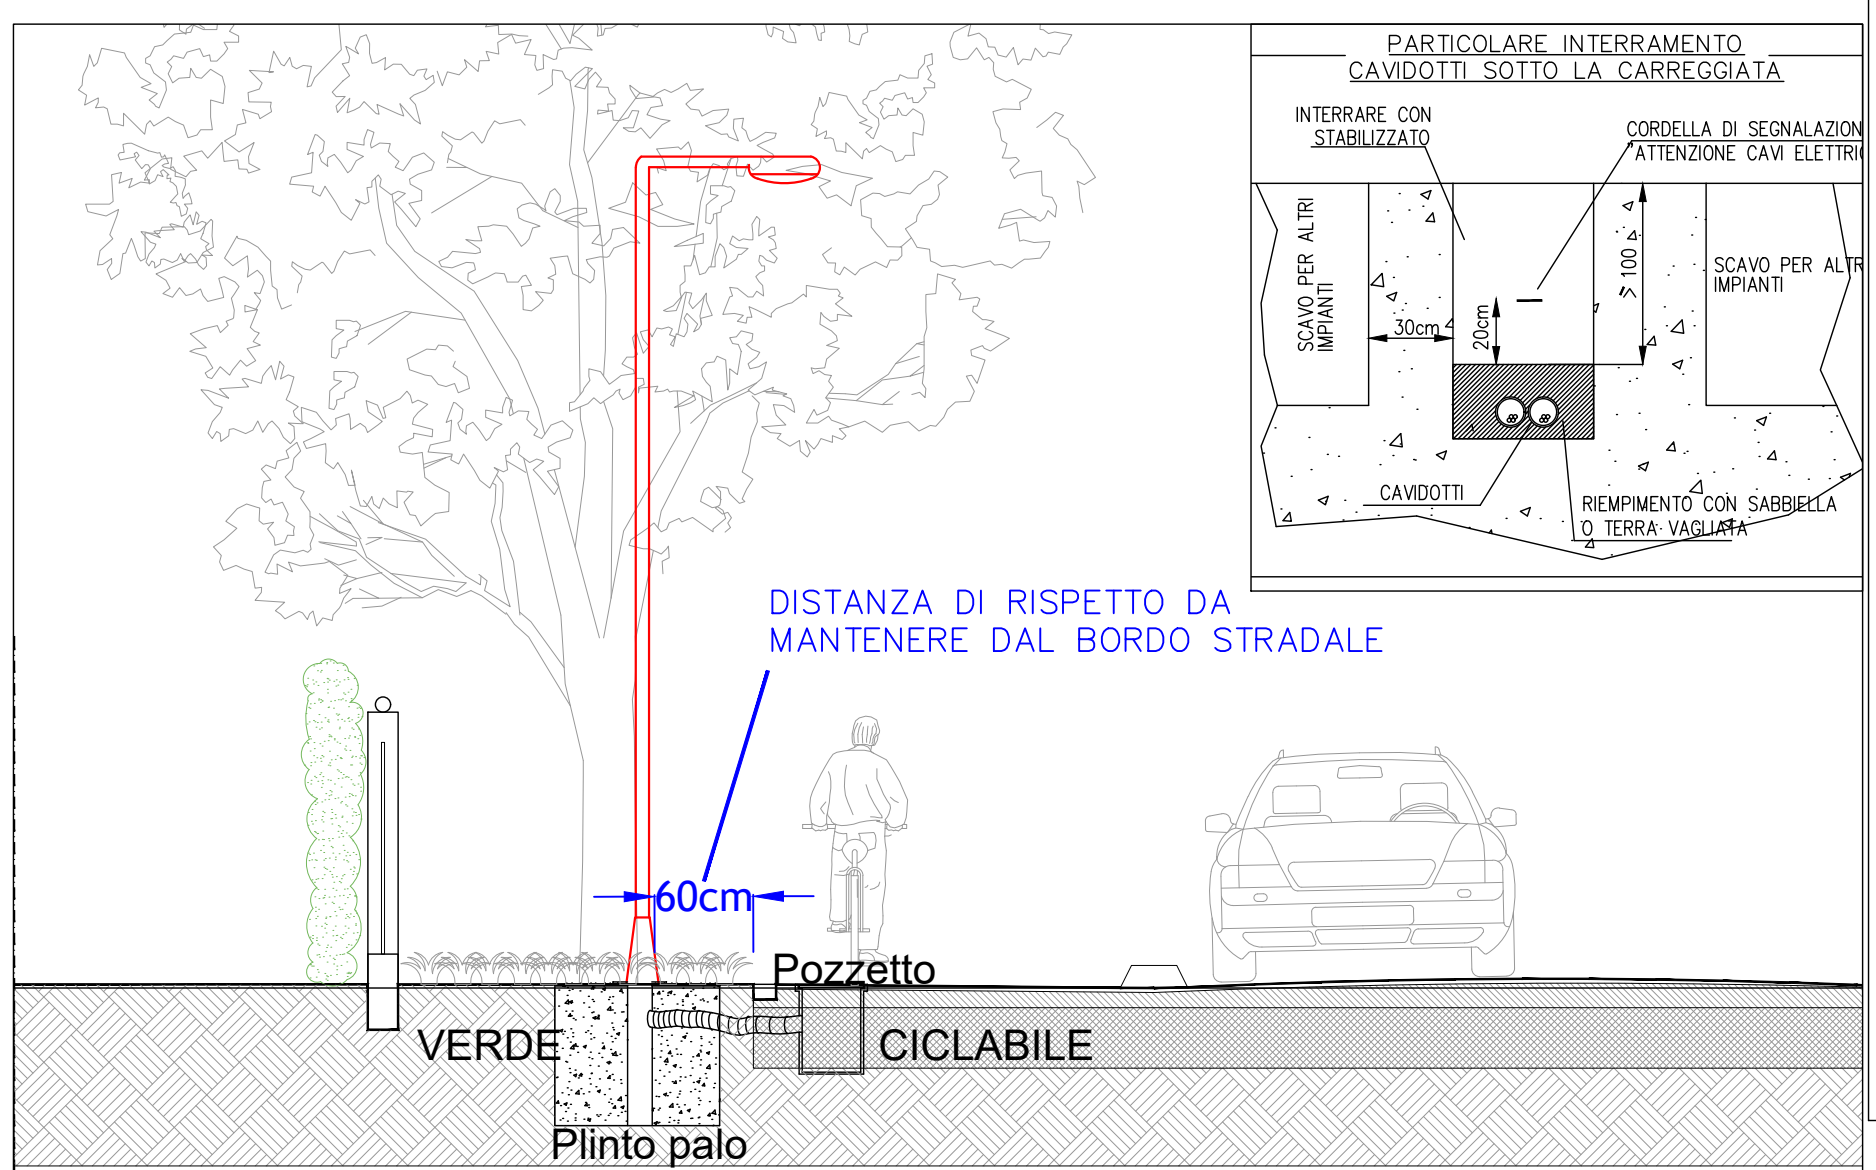

COMUNE DI FAENZA
PROVINCIA DI RAVENNA

INTERVENTO COMUNE DI FAENZA -
AMBITO 4 - FIUME LAMONE -
VIA FIRENZE - AREA "GHILANA"

Committente: CO.ABI Società Cooperativa
Via Cavour 30 - Faenza (RA)

Oggetto: PROGETTO DI IMPIANTO ELETTRICO
AI SENSI DEL D.M. 37/08

Progettista: Ponti Per. Ind. Piero

ELABORATO N. E1	PLANIMETRIA GENERALE ILLUMINAZIONE PUBBLICA E FIBRA OTTICA	SCALA: 1:200
RIF. 20-665-01		F.PLOT: 1:1
FILE	REVISIONI	DATA
1 20-665-01 E1E1_000	EMMISSIONE	GENNAIO-2021
2 20-665-01 E1E1_001	AGGIORNAMENTO	AGOSTO-2021
3 20-665-01 E1E1_002	AGGIORNAMENTO	SETTEMBRE-2021
4 20-665-01 E1E1_003	AGGIORNAMENTO	SETTEMBRE-2021



COMMITTENTI

LA TUA CASA S.R.L. Via Soldata, 18 48018 FAENZA (RA)


CO.ABI Soc. Coop. Via Cavour, 30 48018 FAENZA (RA)

PROGETTO

PROPOSTA DI ACCORDO OPERATIVO
EX ART. 4 DELLA L.R. 24 DEL 21/12/2017
COMUNE DI FAENZA - AMBITO 04 - FIUME LAMONE - VIA FIRENZE - AREA "GHILANA"

ESTRATTO DI MAPPA CATASTALE
SCALA 1:2000

OGGETTO TAVOLA
RETI ILLUMINAZIONE PUBBLICA E FIBRA

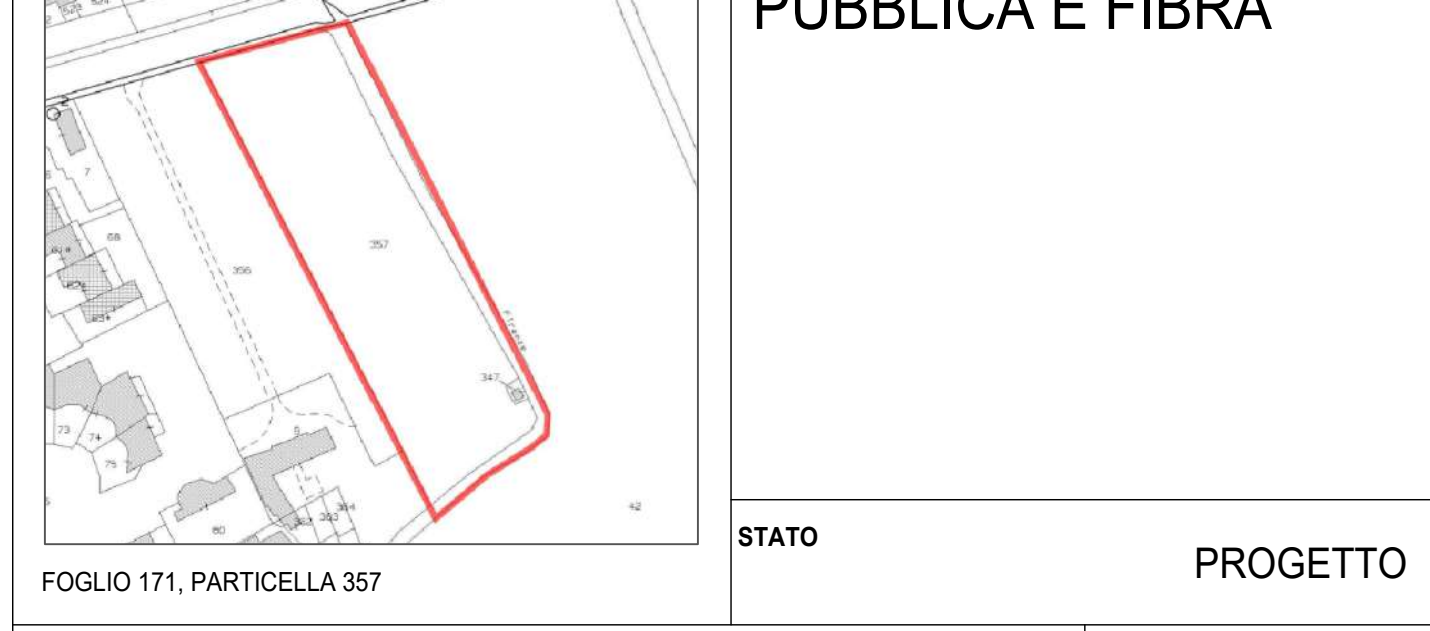

TMברי

TAVOLA

5.2

SCALA 1:200

DATA 28.07.23

PROGETTISTI Arch. Riccardo Casamassima

COLLABORATORI Arch. Maria Cristina Violani
Geom. Andrea Bertoni

VIOLANI ASSOCIATI

ARCH. RICCARDO CASAMASSIMA ING. GUIDO VIOLANI ARCH. MARIA CRISTINA VIOLANI GEOM. GIOVANNI VIOLANI
Via Bergantini, 6 - 48018 Faenza RA Italy - Tel (+39) 0546 686844 (r.a.) Fax (+39) 0546 699446
riccardo.casamassima@violaniasociati.it www.violaniasociati.it segreteria@violaniasociati.it