



LEGENDA SIMBOLI IMPIANTO ELETTRICO	
●	Predisposizione inserimento palo illuminazione pubblica
—	Cavidotto interrato per distribuzione impianto forza motrice (f.m.) con spazio predisposto per eventuale futura rete fibra ottica
□	Pozzetti per distribuzione impianto forza motrice (f.m.)

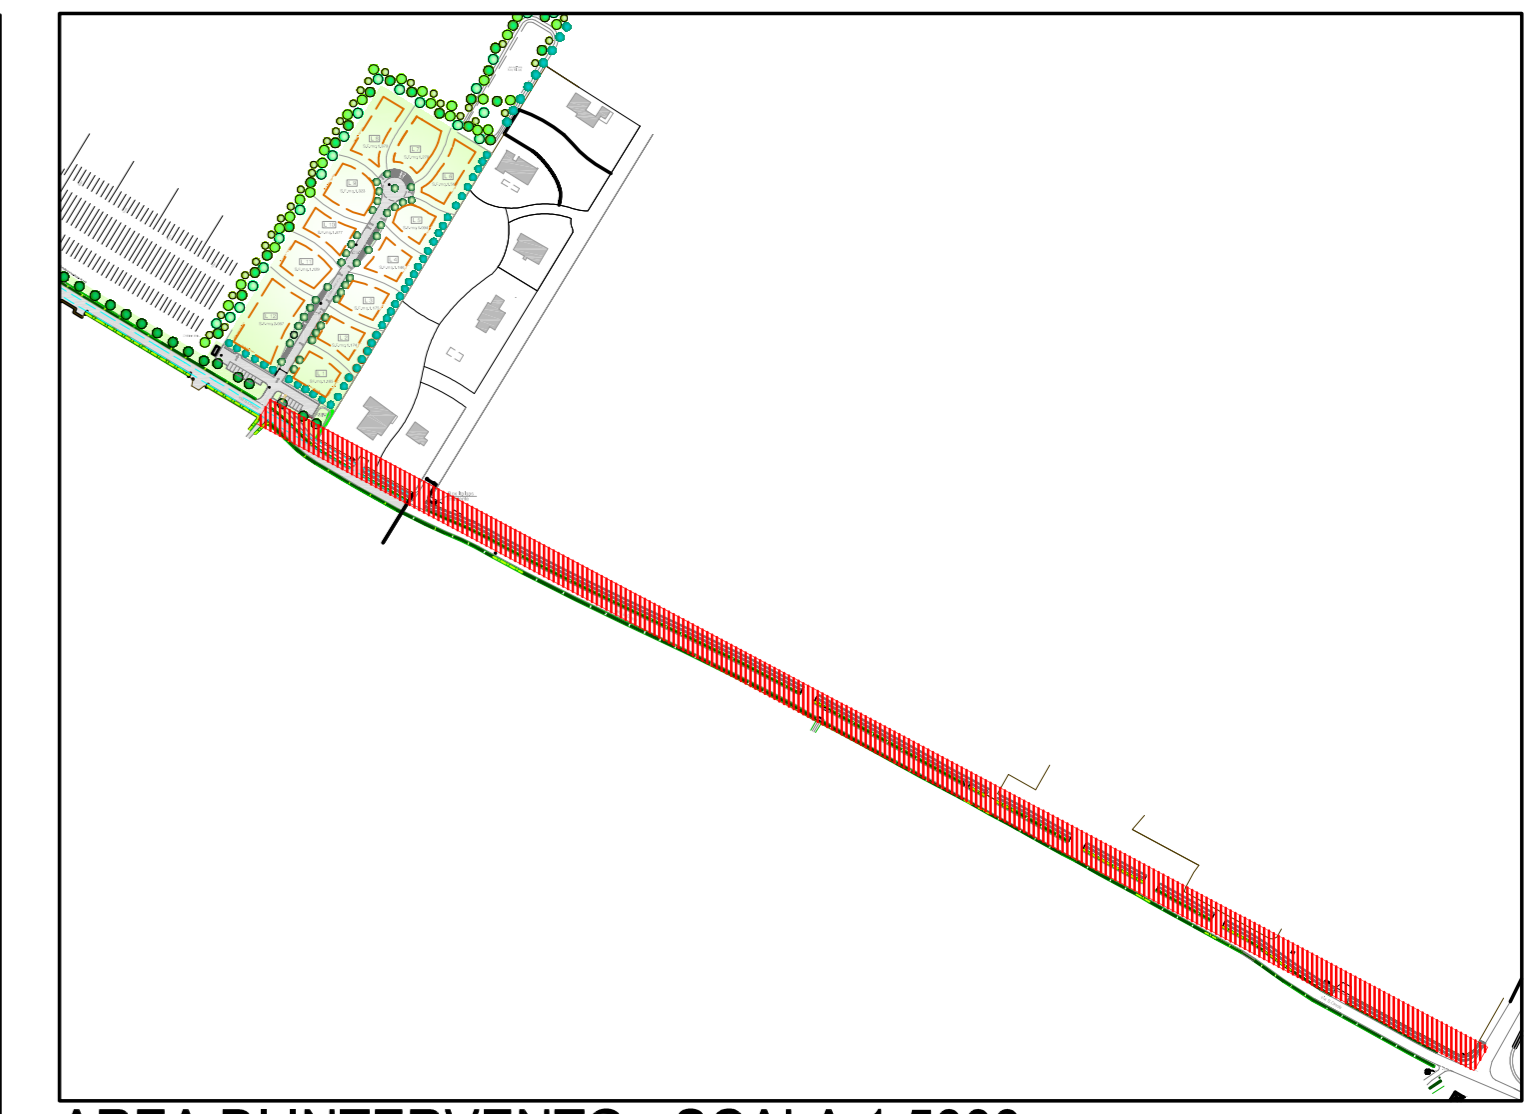

AREA DI INTERVENTO - SCALA 1:5000


PARTICOLARE SCAVO - SCALA 1:20

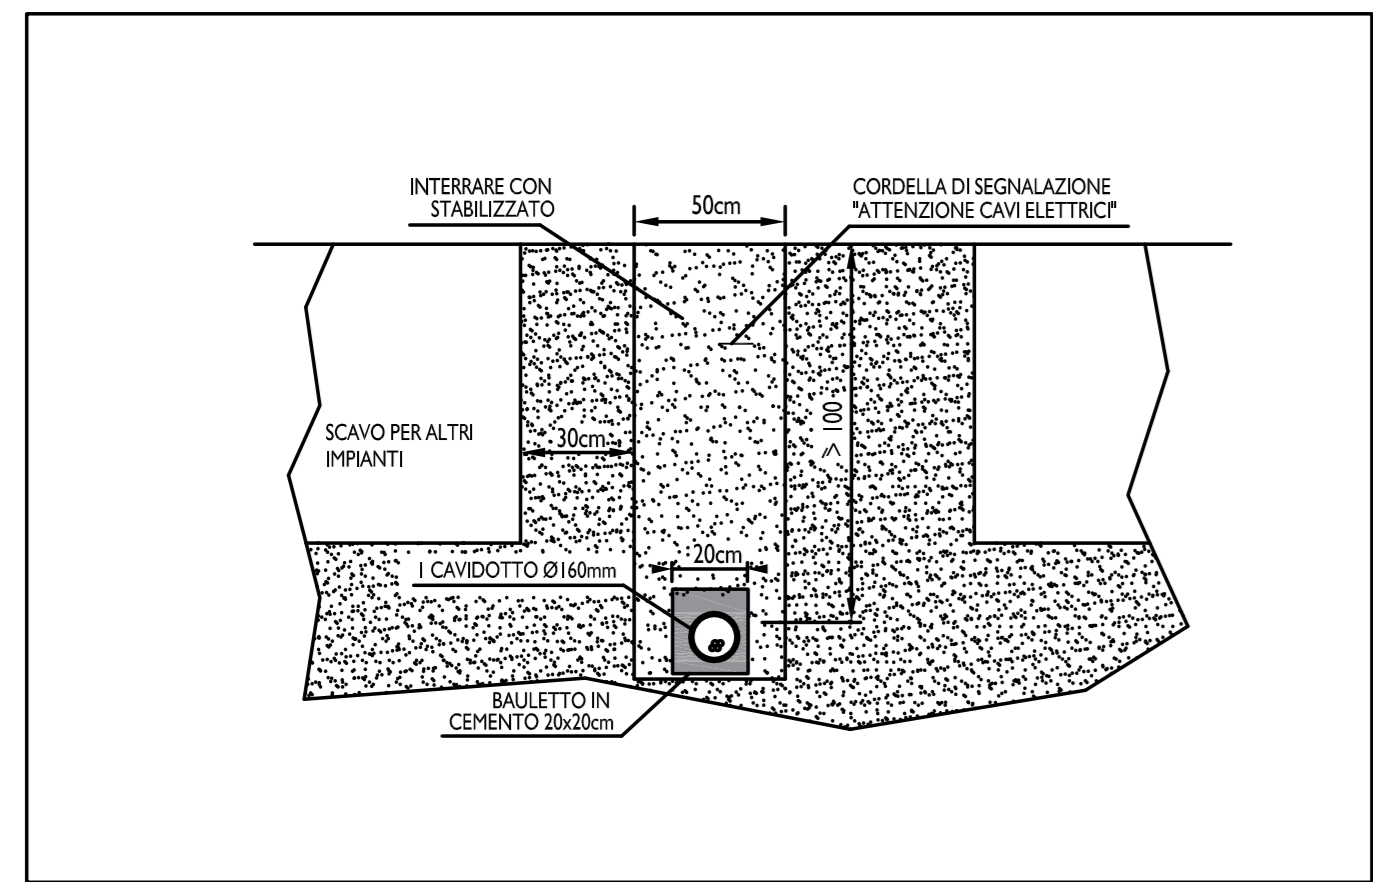

PLANIMETRIA OPERE EDILI - SCALA 1:1000

AV5a UNIONE DELLA ROMAGNA FAENTINA
Comune di Faenza

Studio Tecnico geom.CAVINA-MONTEVECCHI
corso Matteotti 27 arch.PAGANI fax 0546-680247
Faenza tel.0546-28197

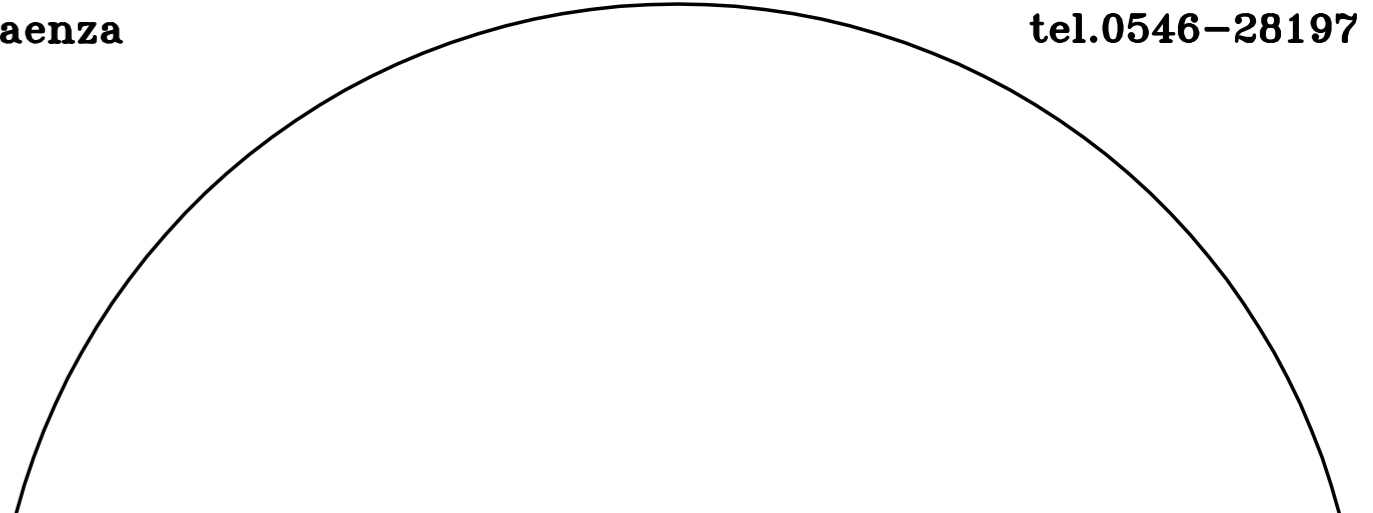

PROPOSTA DI ACCORDO OPERATIVO
Ex art. 4 L.R. 24/2017 DELL'AREA DENOMINATA
"Via S.Orsola-Via Emilia" Ambito 02 del PSC

UBICAZIONE: Via S.Orsola REV. Febbraio 2024

PROPONENTE Roberto Bucci e C. Immobiliare srl	Planimetria Opere Edili pista ciclo-pedonale
Foglio 145 Mappali 190parte-188parte-169parte-328parte-320parte-40 395parte-185parte Foglio 144 Mappali 122parte-171parte-170parte-140parte-141parte 132parte-139parte-166parte-167parte-137parte-229parte Foglio 145 Mappale 400parte Foglio 145 Mappali 401parte-402parte-177parte-178parte-47parte Foglio 145 Mappali 187parte-191parte Foglio 143 Mappale 477parte-143parte Con la consulenza specialistica di: TOPOGRAFIA -Studio Tecnico Topografico Pierluigi Donatelli Geometra GEOLOGIA -Dott. Geol. Marabini Stefano INDAGINI ACUSTICHE-AMBIENTALI-VALSAT -Ing. Conf. Franca RETI DI FOGNATURA ACQUE BIANCHE -Piemonte Ingegneria srl ENERIE - LAMINAZIONI - IDRAULICA -Ing. Bazzoli Carlo RETE ACQUEDOTTO - RETE GAS -Piemonte Ingegneria srl Ing. Bazzoli Carlo ILLUMINAZIONE PUBBLICA E PRIVATA -Energia Studio di Progettazione e Impiantistica P.L. Rambelli Giuliano STUDIO DEL TRAFFICO -Ing. Longhi Simona	Scala 1:20/1:1000 / 1:5000 - FPloc: 1:100 Rif.: I9 522 02 PROGETTISTA: Per. Ind. GIULIANO RAMBELLI Via Mercata 30/3 48018 Faenza (RA) Tel. 0546/66163 - Fax 0546/66301 e-mail: energia@energia.ra.it www.energia.ra.it